

**NOTAS:**


- MEDIDAS E NÍVEIS EM METROS
- VERIFICAR POSIÇÃO EXATA DOS PILARES NO PROJETO ESTRUTURAL
- VERIFICAR DETALHES CONSTRUTIVOS PERTINENTES NO PROJETO DE DETALHAMENTO
- ALTERAÇÕES NESTE PROJETO SOMENTE COM AUTORIZAÇÃO EXPRESSA DO FNDE

**REFERÊNCIA:**

- PLANILHA DE QUANTITATIVOS E TIPOLOGIA ESPECÍFICA DO PROJETO
- CADERNO DE ENCARGOS

**LEGENDA:**

	INDICAÇÃO NÍVEIS PLANTA E CORTE		INDICAÇÃO DE VISTAS
	INDICAÇÃO DE CORTES		ESPECIFICAÇÕES DE MATERIAIS
	INDICAÇÃO DE FACHADAS		INDICAÇÃO DE EIXOS
	INDICAÇÃO DE PORTAS E JANELAS		INDICAÇÃO DE ELEMENTOS (BANCADAS, PRATELEIRAS E ETC.)

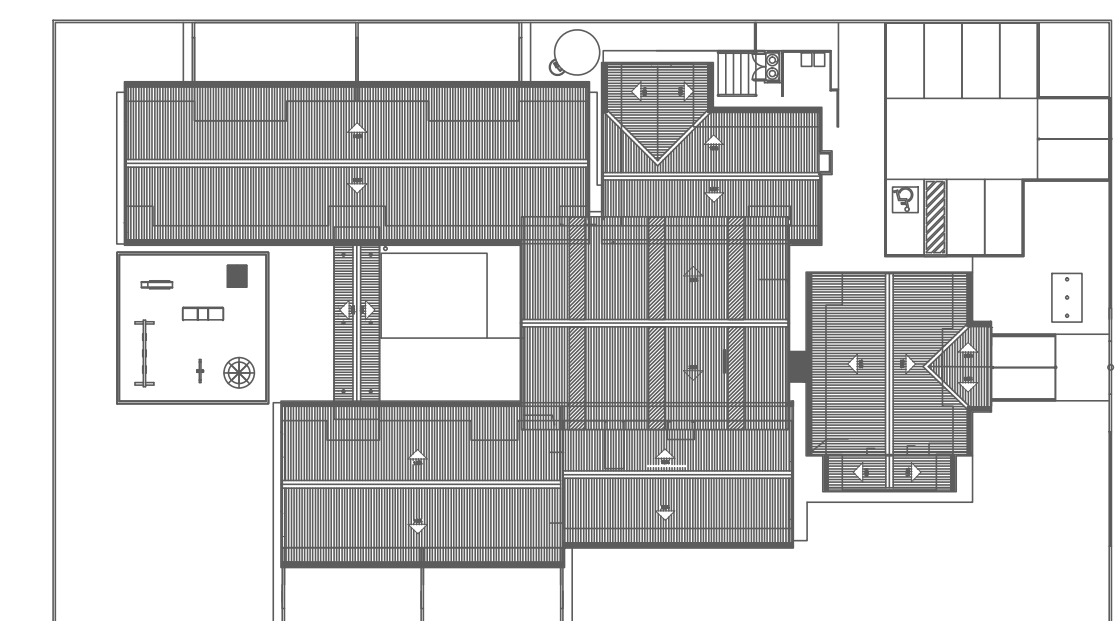

CROQUI DE REFERÊNCIA  
ESCALA 1/500



**PROJETO DE TRANSPOLIÇÃO  
SISTEMA CONCRETO PVC**

PROPRIETÁRIO :  
 ENDEREÇO:  
 MUNICÍPIO - UF:  
 PROPRIETÁRIO:  
 RESP. TÉCNICO: CREA  
 ARQ. BRUNO DE FRANCO: 5506-9  
 AUTOR DO PROJETO: CAU

DLFO: CREA  
 RA

OBSERVAÇÕES:

**PROGRAMA PROINFÂNCIA - PROJETO TIPO B  
PROJETO DE ARQUITETURA - EXECUTIVO**

COORDENAÇÃO: CGEST - Coordenação Geral de Infraestrutura Educacional

LAYOUT EQUIPAMENTO  
PLANTA BAIXA

ARQ

REVISÃO: R.03 - 20/09/2013; R.04 - 16/10/2013; R.05 - 06/12/2013

ESCALA: 1/100  
DATA EMISSÃO: ABRIL/2013

FRANCHA: 04/36

**1** PLANTA DE LAYOUT - EQUIPAMENTOS  
ESCALA 1/100

AMBIENTES	EQUIPAM	QTD	DESCRIÇÃO
BLOCO DE SERVIÇOS		01	FREZER VERTICAL DE USO DOMÉSTICO - LINHA BRANCA DIM: 59,3x47x1,69 cm
COZINHA/DESPENSA/COPA/LACTÁRIO/ÁREA DE SERVIÇO EXTERNA		01	MAQUINA DE LAVAR LOUÇAS DIM: 59,3x47x1,69 cm
		01	SELADEIRA DE USO DOMÉSTICO FROSTFREE 415L LINHA BRANCA DIM: 70,2x73,3x186,5 cm
		01	SELADEIRA DE USO DOMÉSTICO FROSTFREE 290L - LINHA BRANCA DIM: 52,0x64,6x154,6 cm
		01	SELADEIRA VERTICAL INDUSTRIAL 4 PORTAS 1000L EM AÇO INOX DIM: 123x73x180cm
		01	FOGO INDUSTRIAL 04 BOCAS QUEIMADORES DUPLS COM FORNO DE CÂMERA E BANHO MARIA ACOPLADOS DIM: 107x46x20cm
		01	FOGO DE 04 BOCAS DE USO DOMÉSTICO - LINHA BRANCA DIM: 63x41x87cm

	01	MAQUINA DE LAVAR LOUÇAS DIM: 59,3x47x1,69cm
	01	SELADEIRA INDUSTRIAL 415L BOCAS DE EXAUSTÃO TIPO "LHA" 120x60 COM SECADOR CIRCULAR DE 19,5 cm
	02	MICROONDAS 30L - LINHA BRANCA DIM: 50x40x20cm
	02	ESTERILIZADOR PARA MAMadeiras PARA MICROONDAS DIM: 20x18cm
	01	LIQUIDIFICADOR INDUSTRIAL CAPACIDADE DE 6L
	01	LIQUIDIFICADOR DE USO DOMÉSTICO COM 2 VELOCIDADES
	01	ESPRESSOR DE FRUTAS
	01	BALANÇA DE PRATO COM CAPACIDADE PARA 15 KG DIM: 32,5x24x10,5cm
	01	BALANÇA PLATAFORMA 150 KG DIM: 42x61cm

	01	BATEDERA PLANETÁRIA 6L
	01	BATEDERA PLANETÁRIA 20L
	01	MULTIPROCESSADOR DE ALIMENTOS
	01	CENTRÍFUGA DE FRUTAS DE 800W
	01	MIXER DE ALIMENTOS
	01	CAFETERA DE 1000W
	03	PURIFICADOR DE ÁGUA - REFRIGERADO
	01	EXAUSTOR/VENTILADOR INDUSTRIAL DIM: DIÂMETRO 40cm

	01	MAQUINA DE LAVAR ROUPAS DE 8 KILOS - LINHA BRANCA DIM: 62x67x103,5cm
	02	FERRO ELÉTRICO A SECO
	01	SECADORA DE ROUPAS - LINHA BRANCA DIM: 60x54x85cm
	02	CARRINHO COLETOUR DE LIXO - CAPACIDADE 120L
	02	CONJUNTO DE LIXEIRA PARA COLETA SELETIVA EM FIBRA DE VIDRO CAPACIDADE DE 50L
	08	LIXEIRA DE 50L COM PEDAL CAPACIDADE DE 50L
	02	MEBELDADO ELÉTRICO CONJUGADO POTÊNCIA 125 - 145W

	02	QUADRO DE AVISOS EM METAL DIM: 150x90cm
	08	QUADRO MURAL DE FELTRO DIM: 120x90cm
	06	QUADRO BRANCO TIPO LOUSA MAGNÉTICO DIM: 200x120cm
	02	QUADRO BRANCO TIPO LOUSA MAGNÉTICO
	01	APARELHO DE AR CONDICIONADO SPLIT 30.000BTU'S
	01	APARELHO DE AR CONDICIONADO SPLIT 18.000BTU'S
	02	APARELHO DE AR CONDICIONADO SPLIT 12.000BTU'S
	02	TELEVISOR DE LCD DE 32" COM ENTRADA PARA HDTV
	02	APARELHO DE DVD
	13	VENTILADOR DE TETO
	09	APARELHO DE SOM TIPO MICROSYSTEM COM ENTRADA USB E CARTÃO DE MEMÓRIA