



PLANTA BAIXA DO PROJETO DE ESGOTO PAVIMENTO TÉRREO
Escala 1:100

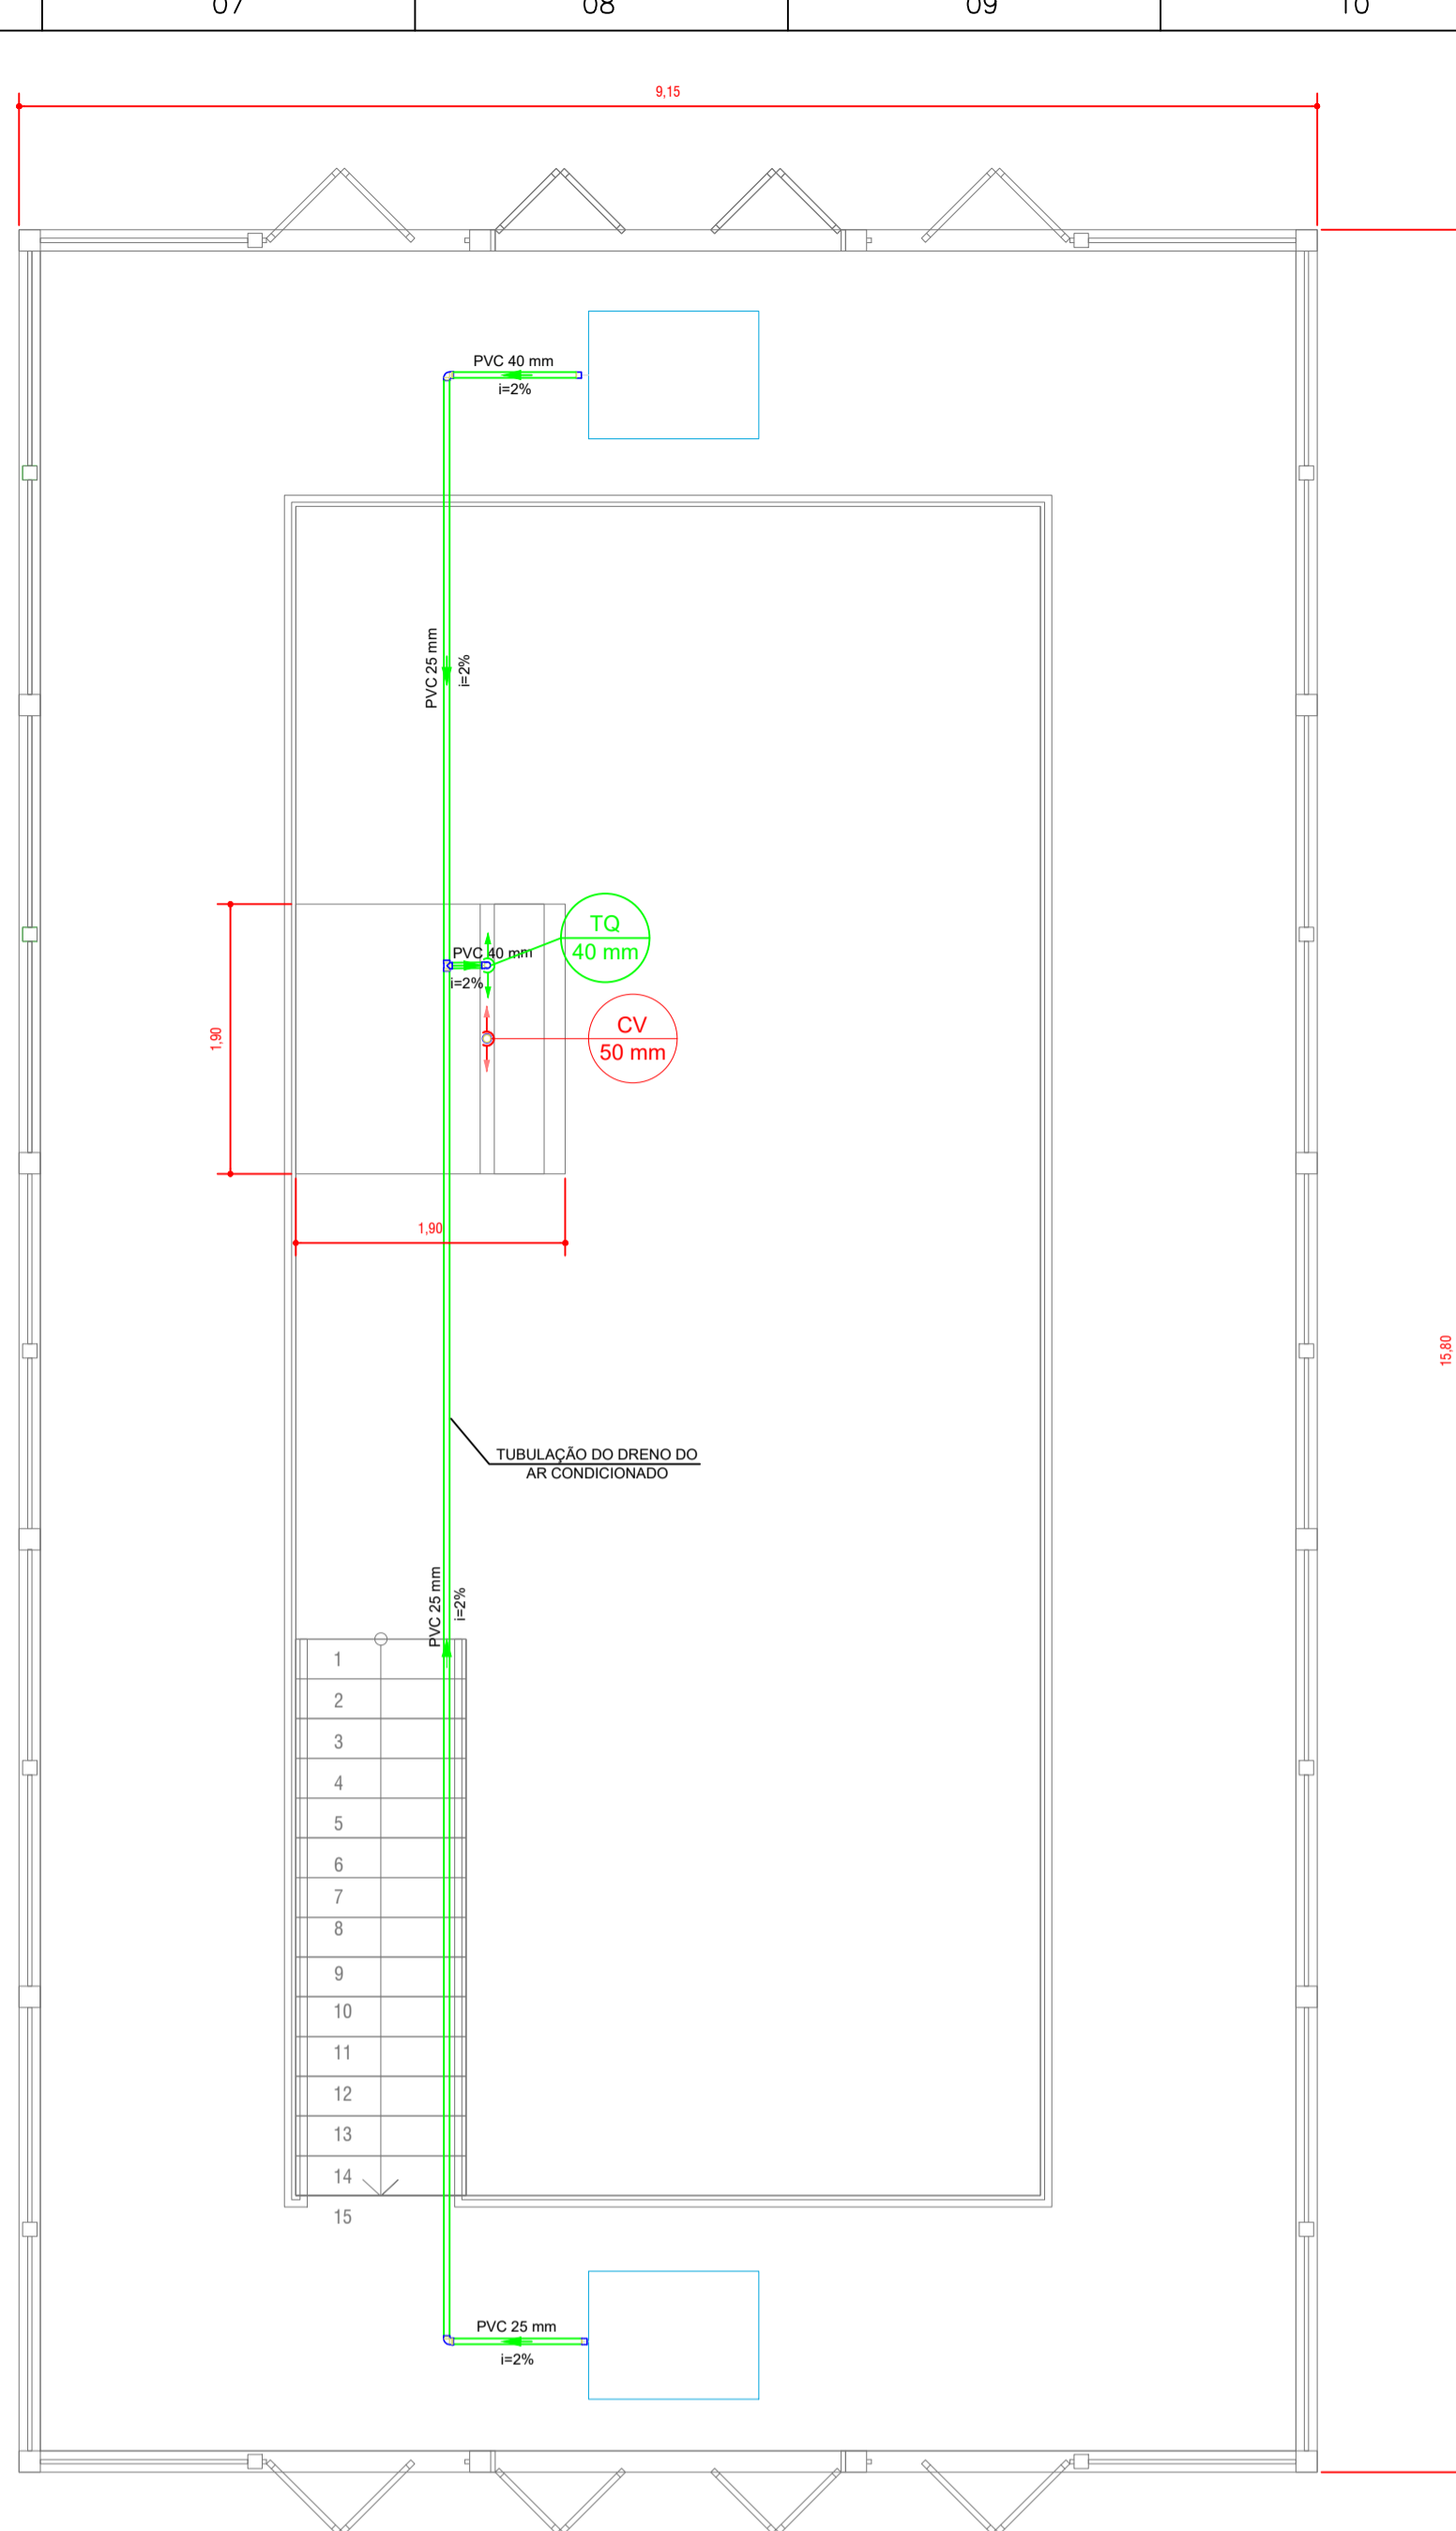

PLANTA BAIXA DO PROJETO DE ESGOTO PAVIMENTO SUPERIOR
Escala 1:100

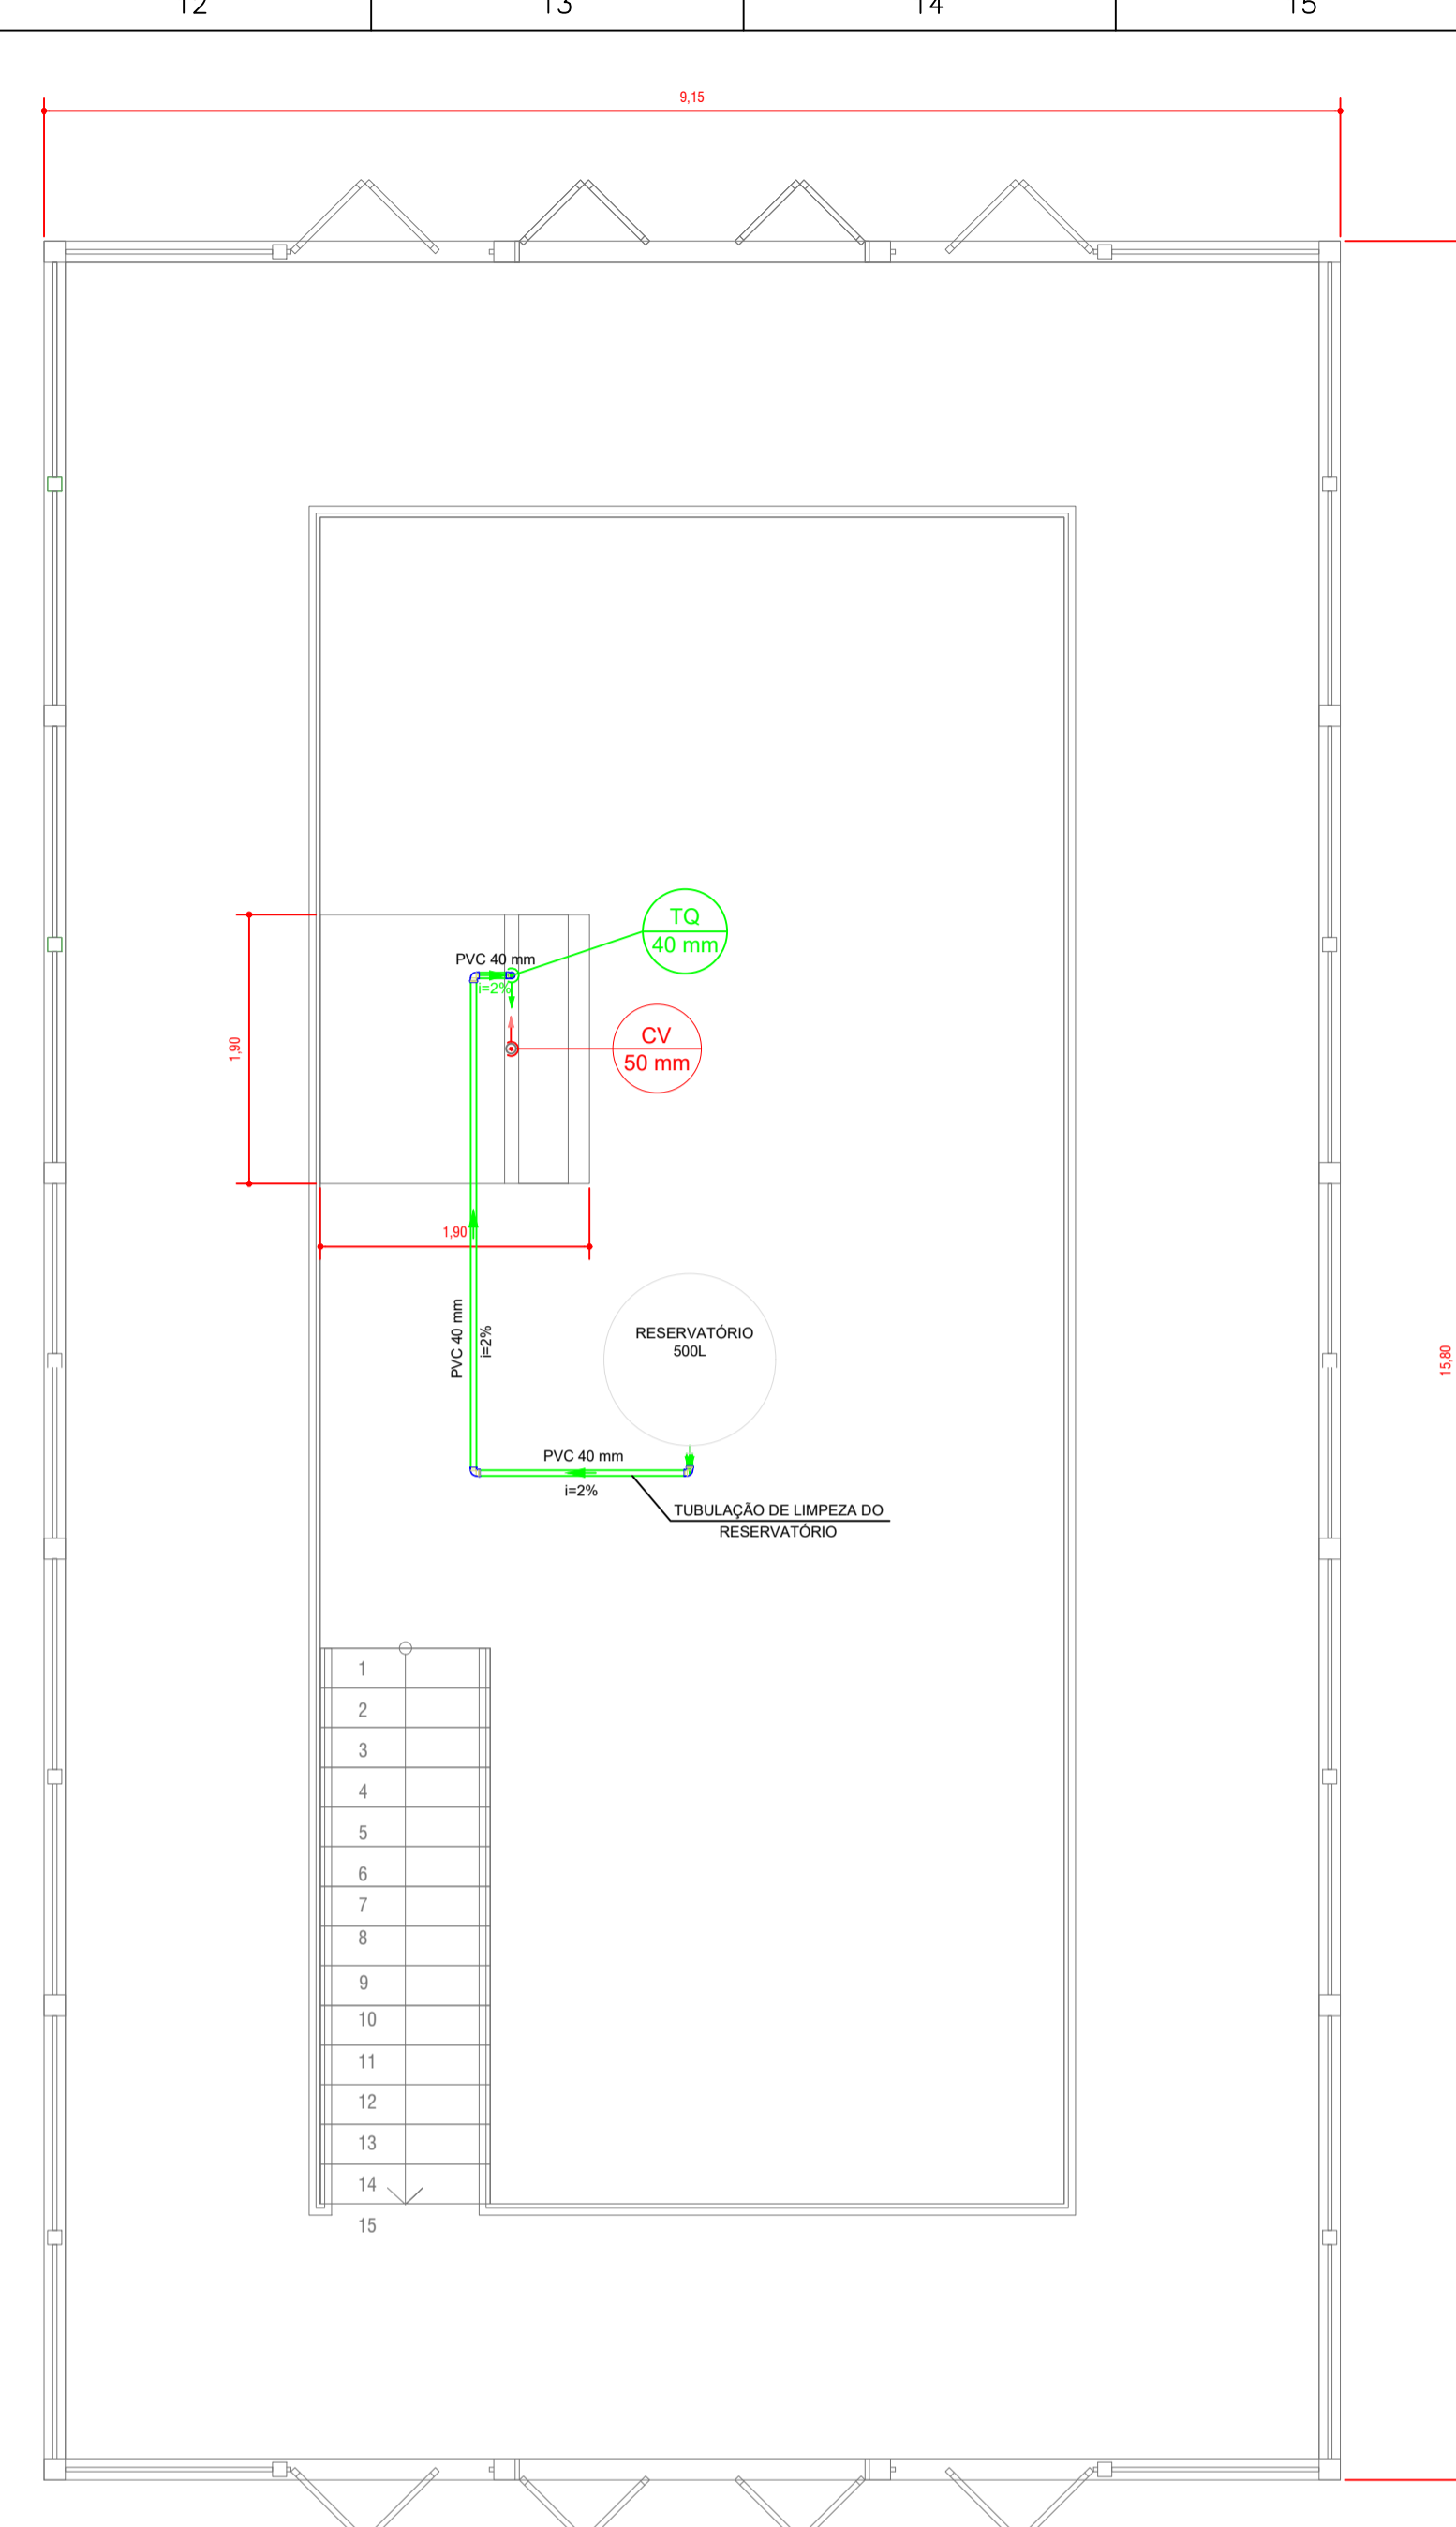

PLANTA BAIXA DO PROJETO DE ESGOTO COBERTURA
Escala 1:100

LISTA DE MATERIAIS	
Esgoto	
Caixa sifonada de PVC 100x100x50 cm	1 pç
Sifão de copo p/ pia e lavatório de PVC 1" - 1.1/2"	2 pç
Válvula p/ lavatório e tanque 1"	2 pç
Curva 90° curta de PVC 40mm	1 pç
Joelho 45° de PVC 40mm	3 pç
Joelho 45° de PVC 50mm	1 pç
Joelho 45° de PVC 100mm	1 pç
Luva de correr de PVC 40mm	1 pç
Joelho 90° de PVC 100mm	1 pç
Joelho 90° c/anel p/ esgoto secundário 40mm - 1.1/2"	2 pç
Junção simples 100mm - 50 mm	1 pç
Luva simples 100 mm	2 pç
Tubo PVC ponta-bolsa c/ virola 100 mm - 4"	0.5 m
Tubo rígido de PVC c/ ponta lisa 100 mm - 4"	62.9 m
Tubo rígido de PVC c/ ponta lisa 40 mm	18.05 m
Tubo rígido de PVC c/ ponta lisa 50 mm - 2"	1.6 m
Caixa de passagem 60x60cm	4 pç
Ventilação	
Terminal de ventilação de PVC 50mm	1 pç
Joelho 45° de PVC 50mm	2 pç
Joelho 90° de PVC 50mm	3 pç
Tubo rígido de PVC c/ ponta lisa 50 mm - 2"	9.2 m
Tê sanitário de redução de PVC 100 mm - 50 mm	1 pç
Tê sanitário de PVC 50 mm	2 pç
Luva de correr de PVC 50mm	2 pç
Drenagem ar condicionado e Limpeza caixa de água	
Luva de correr de PVC 25 mm	1 pç
Junção simples 25 mm - 25 mm	1 pç
Joelho 90° de PVC 25mm	10 pç
Tubo rígido de PVC c/ ponta lisa 25 mm	6.4 m
Tê sanitário de PVC 40 mm	2 pç
Tubo rígido de PVC c/ ponta lisa 40 mm	15.6 m

LEGENDA	
• CAP bolsa lisa	CV Coluna de ventilação
• Caixa Sifonada	Ø(mm) Diâmetro da tubulação
• Joelho 45°	
• Junção simples	
• Joelho 90° 40 mm/50 mm	CIE: Caixa de inspeção de esgoto
• Tê sanitário	LV: Lavatório
• Joelho 90° 100 mm	VS: Vaso sanitário
• Luva de correr	
Ventilação (linha vermelha)	
Esgoto (linha verde)	

MUNICÍPIO DE PATO BRANCO
Secretaria de Engenharia, Obras e Serviços Públicos
Rua Araribóia, 94 - Centro
Fone/Fax (46) 3223 - 2509
engenharia@patobranco.pr.gov.br

PROJETO: PROJETO HIDROSSANITÁRIO		PROPOSTA: 05/06
CONTRATANTE: MUNICÍPIO DE PATO BRANCO		
REVISÃO: CASA TEMÁTICA	ESCALA: REDUÇÃO	DATA: JUN/2022
OPERAÇÃO: PLANTA BAIXA DA REDE DE ESGOTO		ORÇAMENTO: R\$ 0,00
AUTORES DO PROJETO: ALANA PAULA MULHMANN		ASS: _____
		ENGENHEIRO CREA-PR 124.497/D