



CORTE 1 CISTERNA D'ÁGUA REAPROVEITADA
ESCALA 1 : 25

CORTE 2 CISTERNA D'ÁGUA REAPROVEITADA
ESCALA 1 : 25

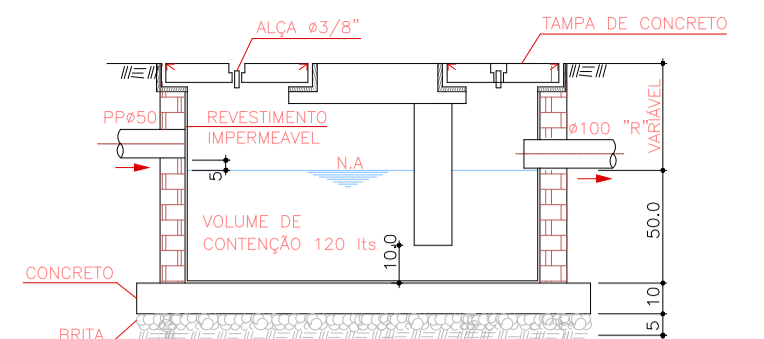


CORTE ESQUEMÁTICO
ESCALA 1 : 20

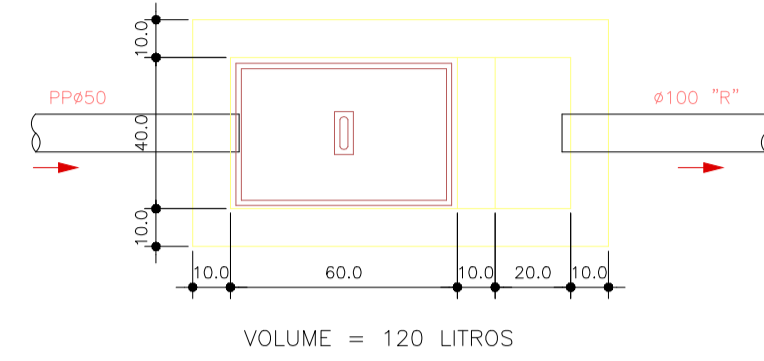

PLANTA BAIXA
ESCALA 1 : 20


DETALHE CAIXA SIFONADA
ESCALA 1 : 20

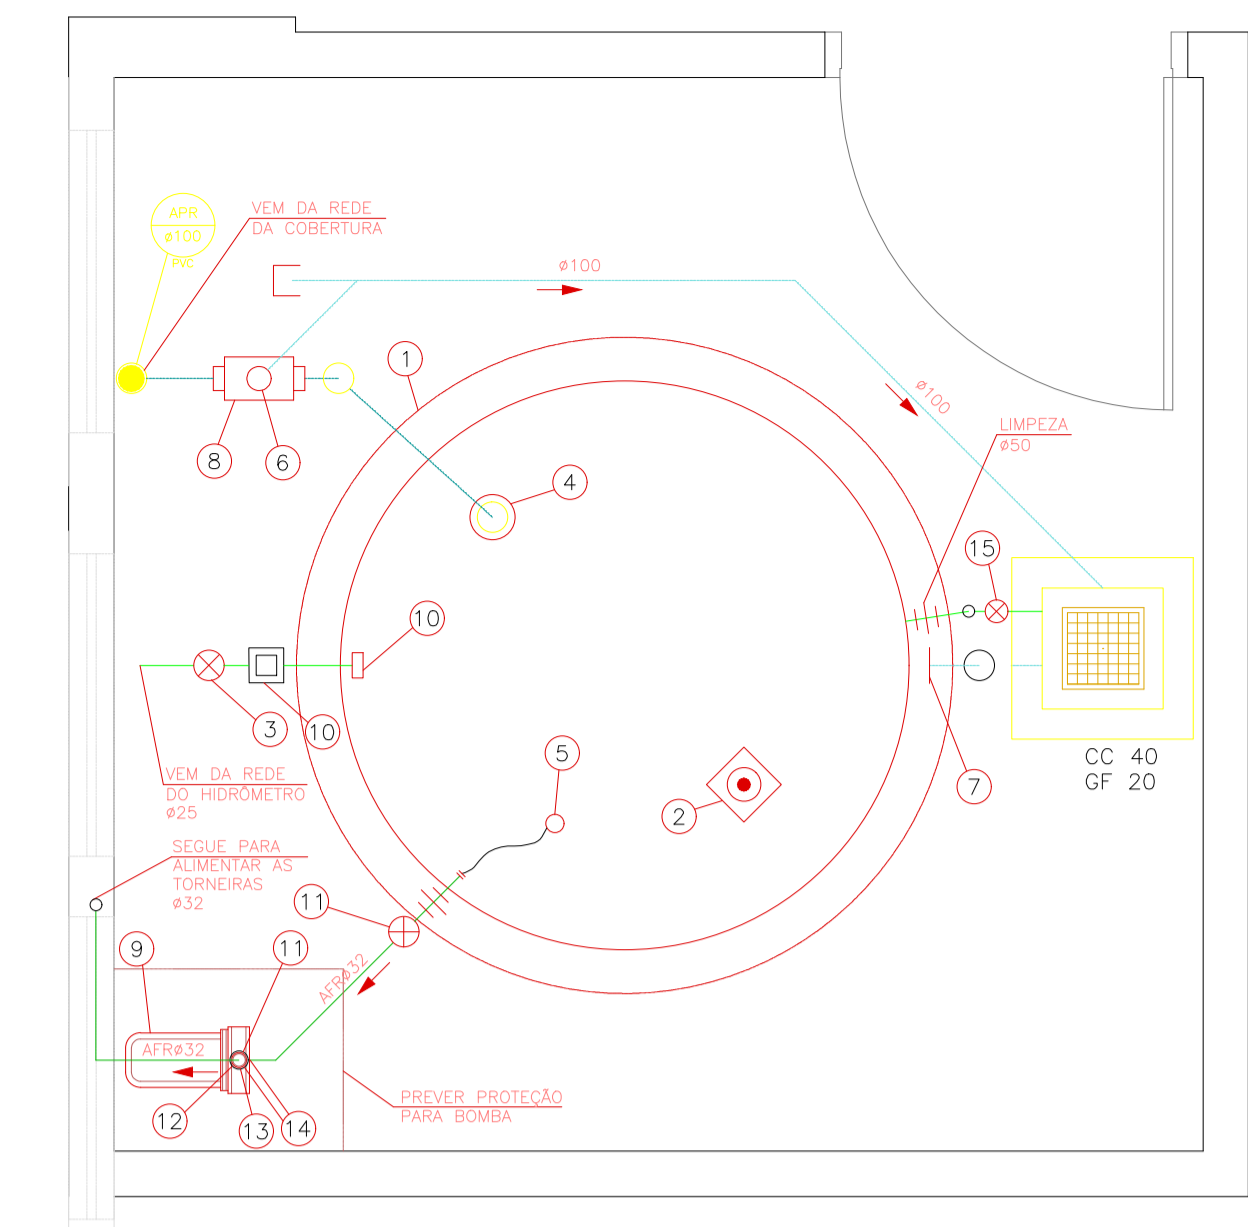


PLANTA CISTERNA D'ÁGUA REAPROVEITADA
ESCALA 1 : 25

LEGENDA CISTERNA D'ÁGUA REAPROVEITADA


- 1 Caixa d'Água - Volume 3.000 litros Bakof Tec diâmetro Tampa = 217 diâmetro base = 188cm altura = 114cm
- 2 Bóia Automática de Mínimo para Desligar o Pressurizador
- 3 Registro de Gaveta Bruto Ø3/4"
- 4 Freio D'água 100mm Ecoracional
- 5 Conjunto Flutuante de Sucção 1" marca Ecoracional
- 6 Descarte Ø100 - Liga na Rede de Águas Pluviais
- 7 Sifão Ladrão 100mm Ecoracional
- 8 Filtro Cisterna Ecoracional - 90 m2 de telhado
- 9 Pressurizador Automático com Pressostato para Rede de Torneiras - modelo Rowpress RP18 com Potência de 0,5 HP marca Rowa
- 10 Sistema Automático de Realimentação Ø3/4" Ecoracional contendo:
Bóia Automática de Nível e Válvula Solenóide (Sistema de Alimentação de Água Potável na Falta de Água Coletada de Chuva)
- 11 Registro de Gaveta Bruto Ø1"
- 12 Válvula de Retenção Vertical Ø1"
- 13 Adaptador Solda Rosca 25x3/4"
- 14 Adaptador Solda Rosca 32x1"
- 15 Registro de Gaveta Bruto Ø1.1/2"

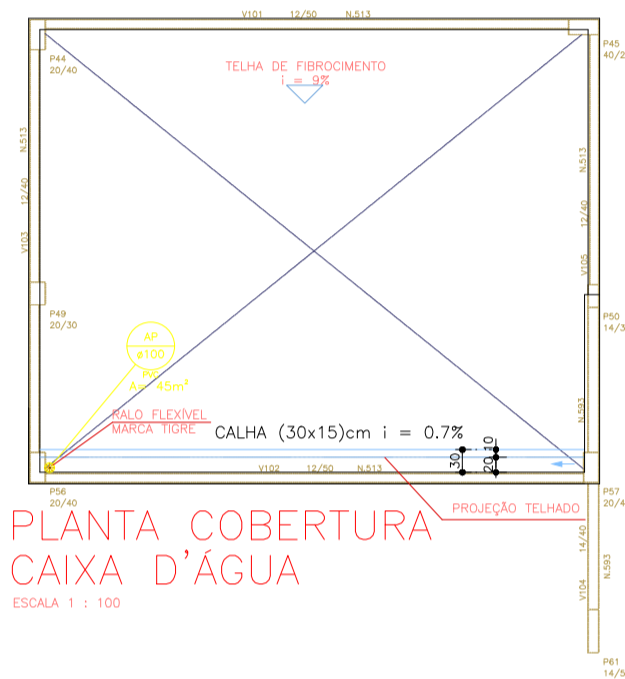


PLANTA COBERTURA CAIXA D'ÁGUA
ESCALA 1 : 100

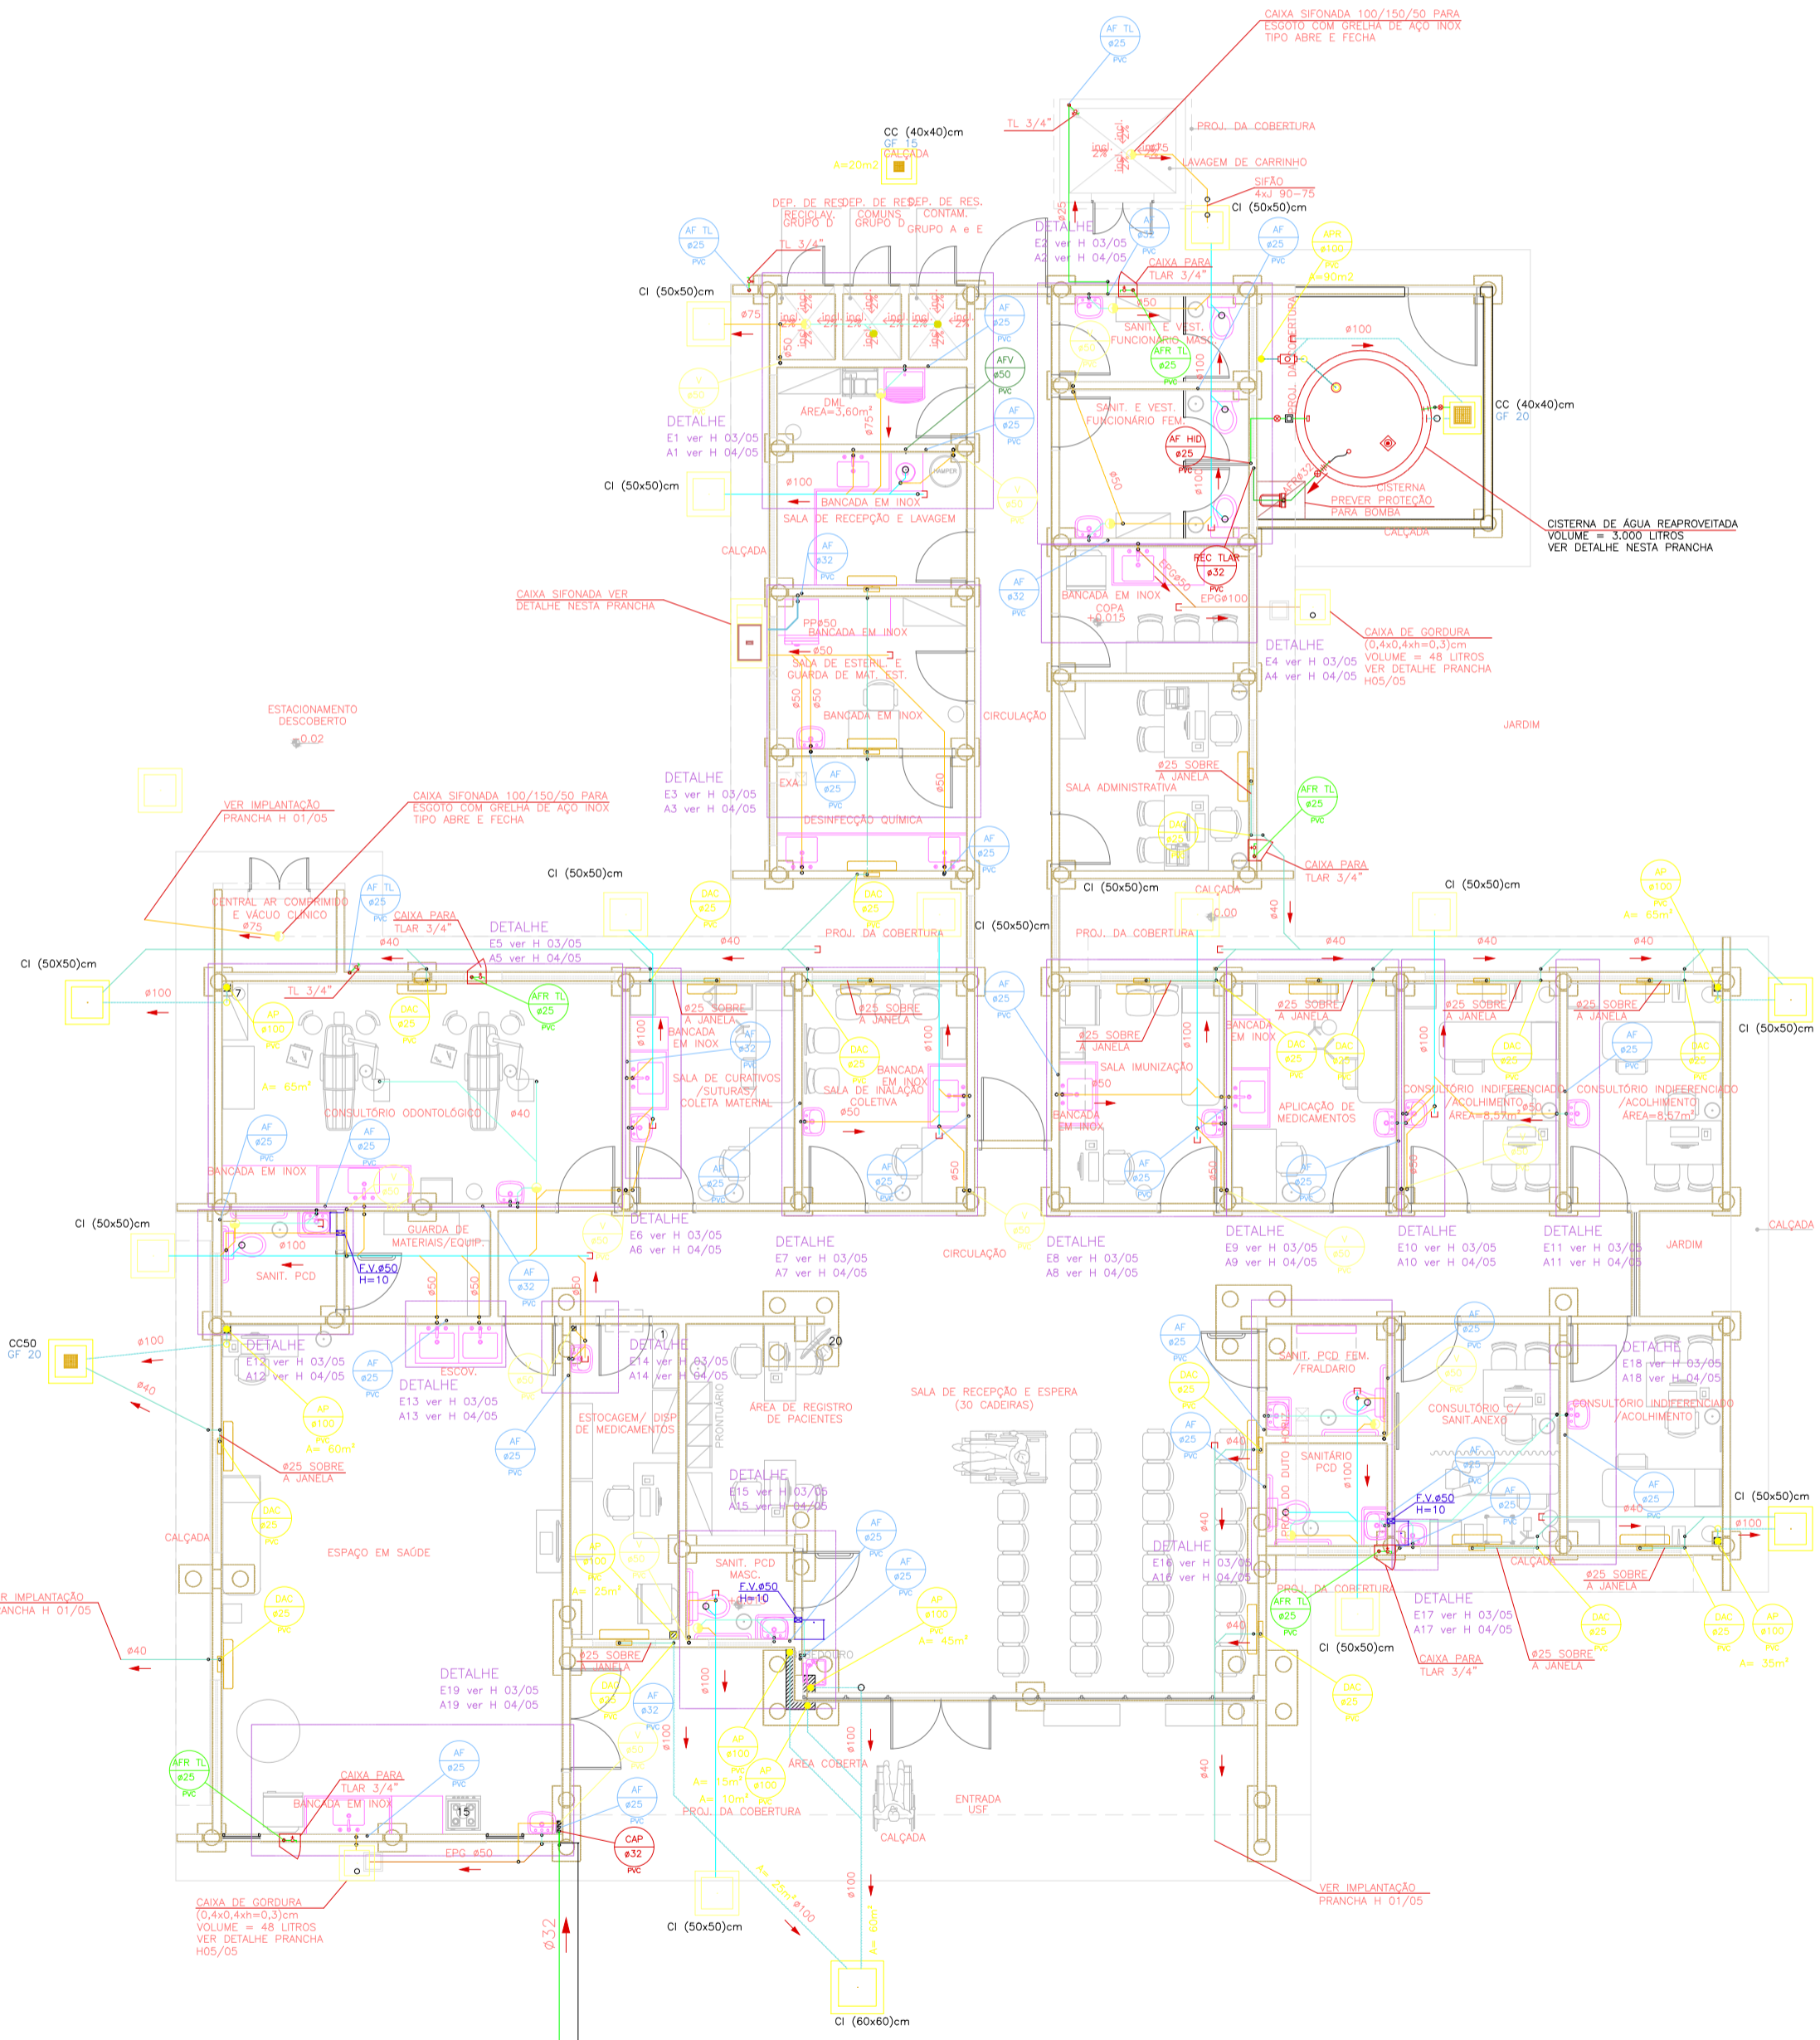

OBS: REDES EXTERNAS VER IMPLANTAÇÃO, FRANCHA H01/05
OBS: UTILIZAR CAIXA ACOPLADA ESPECIAL EM BANHEIROS PARA PORTADORES DE NECESSIDADES ESPECIAIS.
TLAR = TORNEIRA DE LIMPEZA COM ACONDIONAMENTO RESTRITO, ONDE DEVERÁ CONSTAR UMA PLACA AVISANDO QUE ESTA ÁGUA NÃO É POTÁVEL, IMPROPRIA PARA CONSUMO.
OBS: TODAS AS GRELHAS DOS BAISOS, SERÃO DO TIPO ABRE E FECHA EM AÇO INOX.

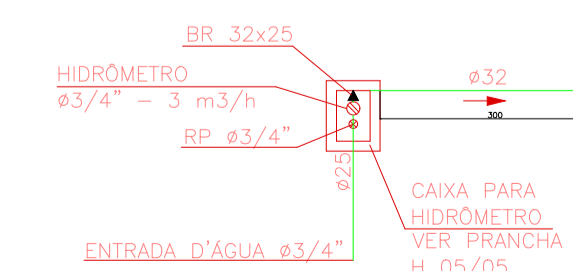

PLANTA BAIXA
ESCALA 1 : 100

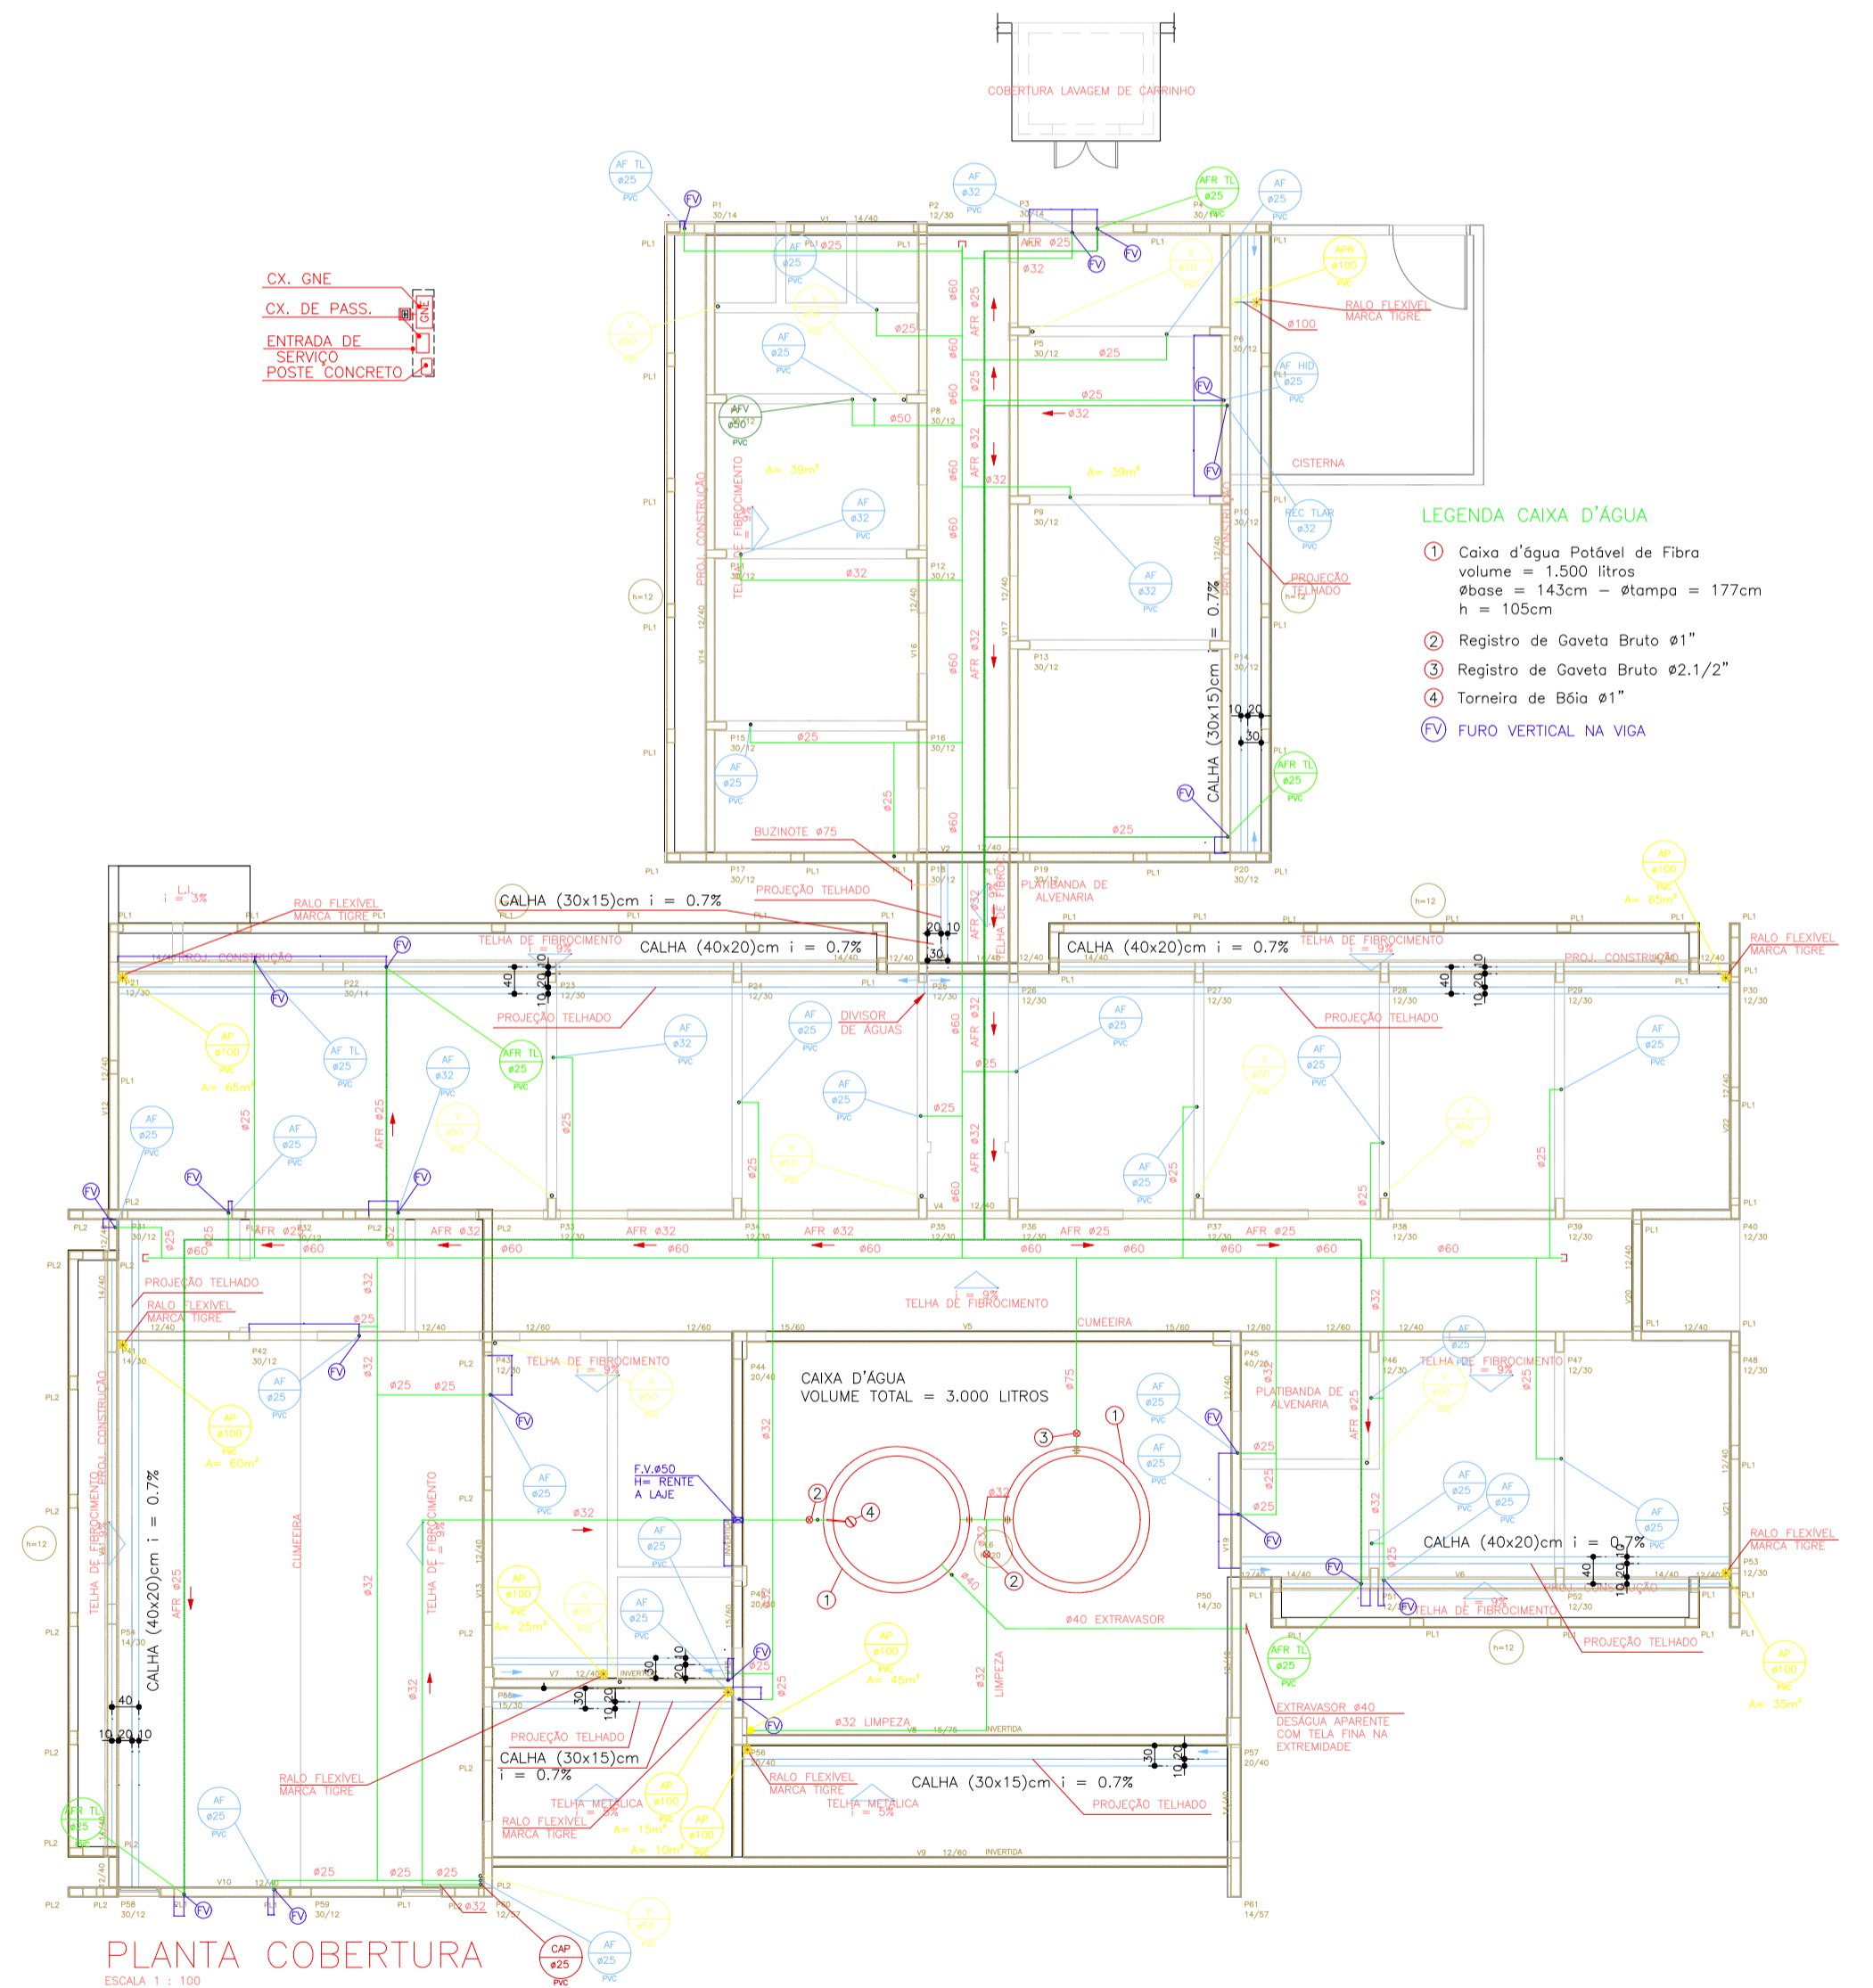

PLANTA COBERTURA
ESCALA 1 : 100

LEGENDA CAIXA D'ÁGUA

- 1 Caixa d'água Potável de Fibra volume = 1.500 litros Øbase = 142cm - Øtampa = 177cm h = 105cm
- 2 Registro de Gaveta Bruto Ø1"
- 3 Registro de Gaveta Bruto Ø2.1/2"
- 4 Torneira de Bóia Ø1"
- 5 FURO VERTICAL NA VIGA

GOVERNO DO ESTADO DO PARANÁ
SEIL - SECRETARIA DE INFRAESTRUTURA E LOGÍSTICA
PARANÁ EDIFICAÇÕES
GERÊNCIA DE PROJETOS

PROPRIETÁRIO: GOVERNO DO ESTADO DO PARANÁ	MUNICÍPIO: CURITIBA - PR
OBRA: UNIDADE DE SAÚDE DA FAMÍLIA - PORTE 2	ESCRITÓRIO REGIONAL:
LOCAL: UNIDADE PADRÃO PARA O ESTADO DO PARANÁ	TIPO: CONSTRUÇÃO
AUTOR DO PROJETO / REGISTRO PROF: Evaristo Queiroz dos Santos/CREA PR 24.813/0-0	PROJETO: HIDRÁULICO
AUTOR DO PROJETO / REGISTRO PROF: Evaristo Queiroz dos Santos/CREA PR 24.813/0-0	REFERÊNCIA: PLANTA BAIXA e PLANTA COBERTURA
RESPONSÁVEL TÉCNICO / REGISTRO PROF: Evaristo Queiroz dos Santos/CREA PR 24.813/0-0	DESENHO: THIAGO DELAY DATA: 03/2014 ENDEREÇO: RUA MILTON GAVETTI, 369 - LINDRINA-PR CEP: 86560-720 E-MAIL: OU SITE:mparquitectura@mparquitectura.org.br TELEFONE: (41) 3308-1000