


LEGENDA

	Registro de gaveta		Coluna de água fria
	Joelho 90°	\varnothing (mm)	Diâmetro da tubulação
	Tê 90°		Coluna de alimentação
	Água Fria	\varnothing (mm)	Diâmetro da tubulação
	Barrilete	VSC: Vaso sanitário com caixa acoplada	
	Alimentação	LV: Lavatório	

Lista de materiais

Água fria	
Torneira de lavatório 25mm - 1/2"	12 pç
Vaso sanitário c/ caixa acoplada 25mm - 3/4"	10 pç
Registro de gaveta c/ canopla cromada 3/4"	6 pç
Registro de gaveta c/ canopla cromada 1.1/4"	1 pç
Registro de gaveta c/ canopla cromada 1.1/2"	1 pç
Engate flexível cobre cromado c/ canopla 1/2" - 30 cm	10 pç
Engate flexível PVC 1/2" - 30 cm	12 pç
Joelho 90° de redução soldável c/ rosca 25 mm - 1/2"	10 pç
Joelho 90° de redução soldável c/ bucha de latão 25 mm - 1/2"	12 pç
Joelho 90° de redução soldável 32 mm - 25 mm	4 pç
Joelho PVC soldável 90° Ø 25 mm	23 pç
Adaptador PVC soldável curto c/ bolsa rosca p/ registro 25 mm - 3/4"	12 pç
Bucha de redução soldável longa PVC 40 mm - 20 mm	1 pç
Bucha de redução soldável longa PVC 50 mm - 25 mm	1 pç
Bucha de redução soldável longa PVC 50 mm - 32 mm	1 pç
Tê 90° PVC soldável Ø 25mm	16 pç
Tê 90° PVC soldável Ø 32mm	1 pç
Tê 90° PVC soldável Ø 50mm	1 pç
Tê 90° de redução PVC soldável 32 mm - 25 mm	1 pç
Tê 90° de redução PVC soldável 50 mm - 32 mm	1 pç
União PVC soldável Ø 25mm	6 pç
Tubo PVC soldável Ø25 mm	48,55 m
Tubo PVC soldável Ø32 mm	14,70 m
Tubo PVC soldável Ø50 mm	2,40 m
Alimentação	
Adaptador p/ tubo de PVC Ø3/4"	1 pç
Colar de tomada de PVC Ø3/4"	1 pç
Registro de Esfera Ø3/4"	2 pç
Adaptador PVC soldável curto c/ bolsa rosca p/ registro 25mm - 3/4"	3 pç
Joelho 90° PVC soldável Ø25 mm	2 pç
Tubo PVC soldável Ø25 mm	25,80 m
Reservatório cilíndrico de polietileno 500L	1 pç

PLANTA BAIXA PAVIMENTO INFERIOR DA REDE DE ÁGUA FRIA
ESCALA 1:100

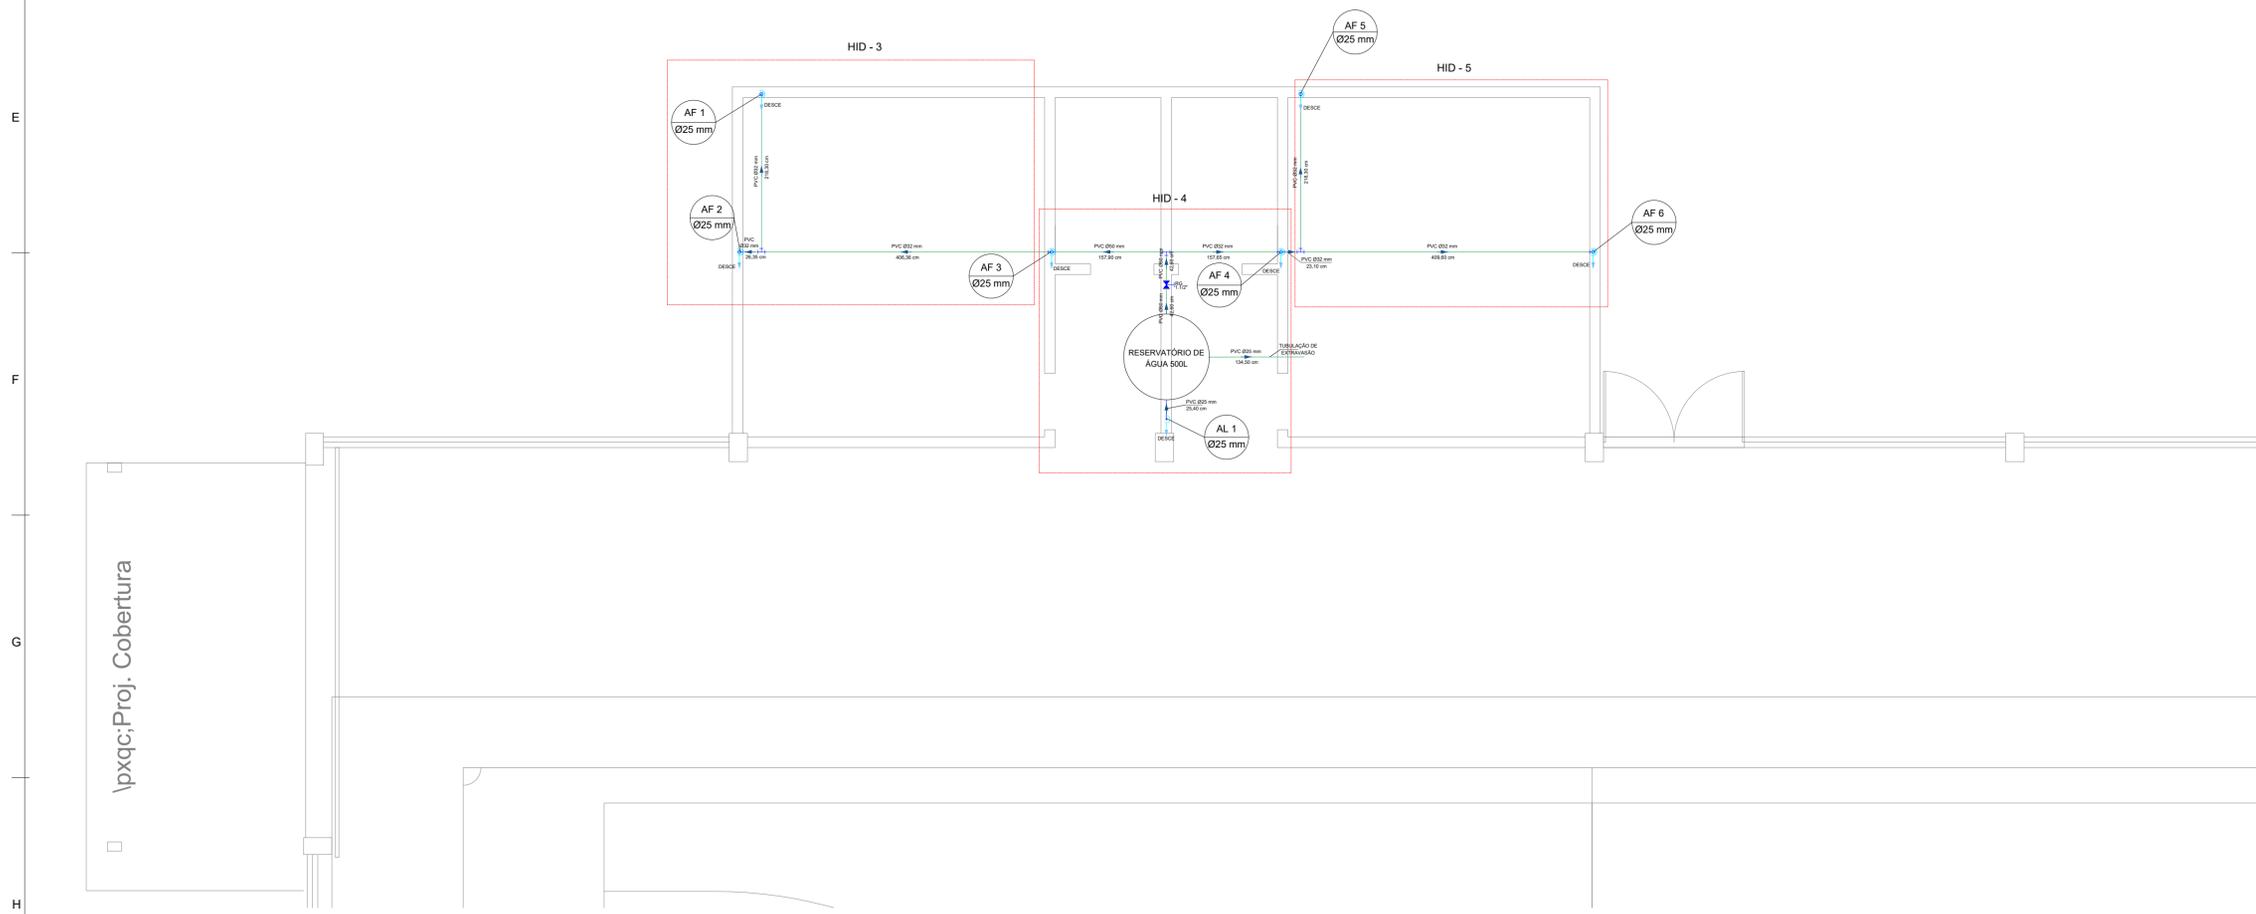

PLANTA BAIXA BARRILETE DA REDE DE ÁGUA FRIA
ESCALA 1:100

MUNICÍPIO DE PATO BRANCO
Secretaria de Engenharia, Obras e Serviços Públicos
Rua Ararigóia, 94 - Centro
Fone/Fax (46) 3223 - 2509
engenharia@patobranco.pr.gov.br

PROJETO: PROJETO HIDROSSANITÁRIO	PRONTO: 02/06
CONTRATANTE: MUNICÍPIO DE PATO BRANCO	
REFERÊNCIA: REFORMA GINÁSIO SÃO JOÃO	ESCALA: REDUZIDA
ESPECIFICAÇÃO: PLANTA BAIXA DO PAVIMENTO INFERIOR E BARRILETE DA REDE DE ÁGUA FRIA	DATA: 02/06/2022
AUTORES DO PROJETO: JORGE EDUARDO CHIOQUETA	ENGENHEIRO CREA-PR 125.436/0