

PLANTA DE RISCO
Escala: 1/50




Identificação da Edificação e/ou Área de Risco					
Pavimento ou Setor	Ocupação	Cl. (M ² /m ²)	Nº de Pavimentos	Pq. direto (m ²)	Área (m ²)
TÉRREO	LOCAL DE REUNIÃO DE PÚBLICO	720,00	1	2,65	131,58 m ²
MEZANINO	LOCAL DE REUNIÃO DE PÚBLICO	720,00	1	4,35	74,70 m ²
Área					206,28 m ²

Medidas de Segurança Contra Incêndio	
<input checked="" type="checkbox"/> Acesso de Viatura do Corpo de Bombeiros	<input checked="" type="checkbox"/> Iluminação de Emergência
<input type="checkbox"/> Separação entre edificações	<input type="checkbox"/> Alarme e Detecção de Incêndio
<input type="checkbox"/> Segurança estrutural nas edificações	<input checked="" type="checkbox"/> Sinalização de Emergência
<input type="checkbox"/> Compartimentação horizontal/vertical	<input checked="" type="checkbox"/> Extintores de Incêndio
<input type="checkbox"/> Controle de Material de acabamento	<input type="checkbox"/> Hidrantes e Mangóteiros
<input checked="" type="checkbox"/> Saídas de Emergência	<input type="checkbox"/> Chuveiros automáticos
<input type="checkbox"/> Elevador de Emergência	<input type="checkbox"/> Resfriamento
<input type="checkbox"/> Controle de Fumaça	<input type="checkbox"/> Escada
<input type="checkbox"/> Plano de Emergência	<input type="checkbox"/> Brigada de Incêndio
Reservatórios	Interior 0,00m Superior 0,00m RTI 0,00 SPK 0,00

Histórico de atualização/Substituição do PSCIP		
Data	Discriminação da atualização/substituição	Nº do PSCIP
14.07.2021	Original	01

Obra Entregue: CASA DO PAPAI NOEL
PRAÇA PRESIDENTE VARGAS - LADO DA IGREJA MATRIZ

Área: 206,28 m ²	Ocupação: LOCAL DE REUNIÃO DE PÚBLICO	Para o uso do CNPR
Prancha: 01/04	Conteúdo da Prancha: PLANTA DE RISCO DE INCÊNDIO E QUADRO DE ESTATÍSTICA DA OBRA	
Proprietário: PREFEITURA MUNICIPAL DE PATO BRANCO - CNPJ: 76.995.448/000151-1	Responsável Técnico: ANDERSON ROSSATTO - ENG. CIVIL - 144.230/D	Data: Julho de 2021

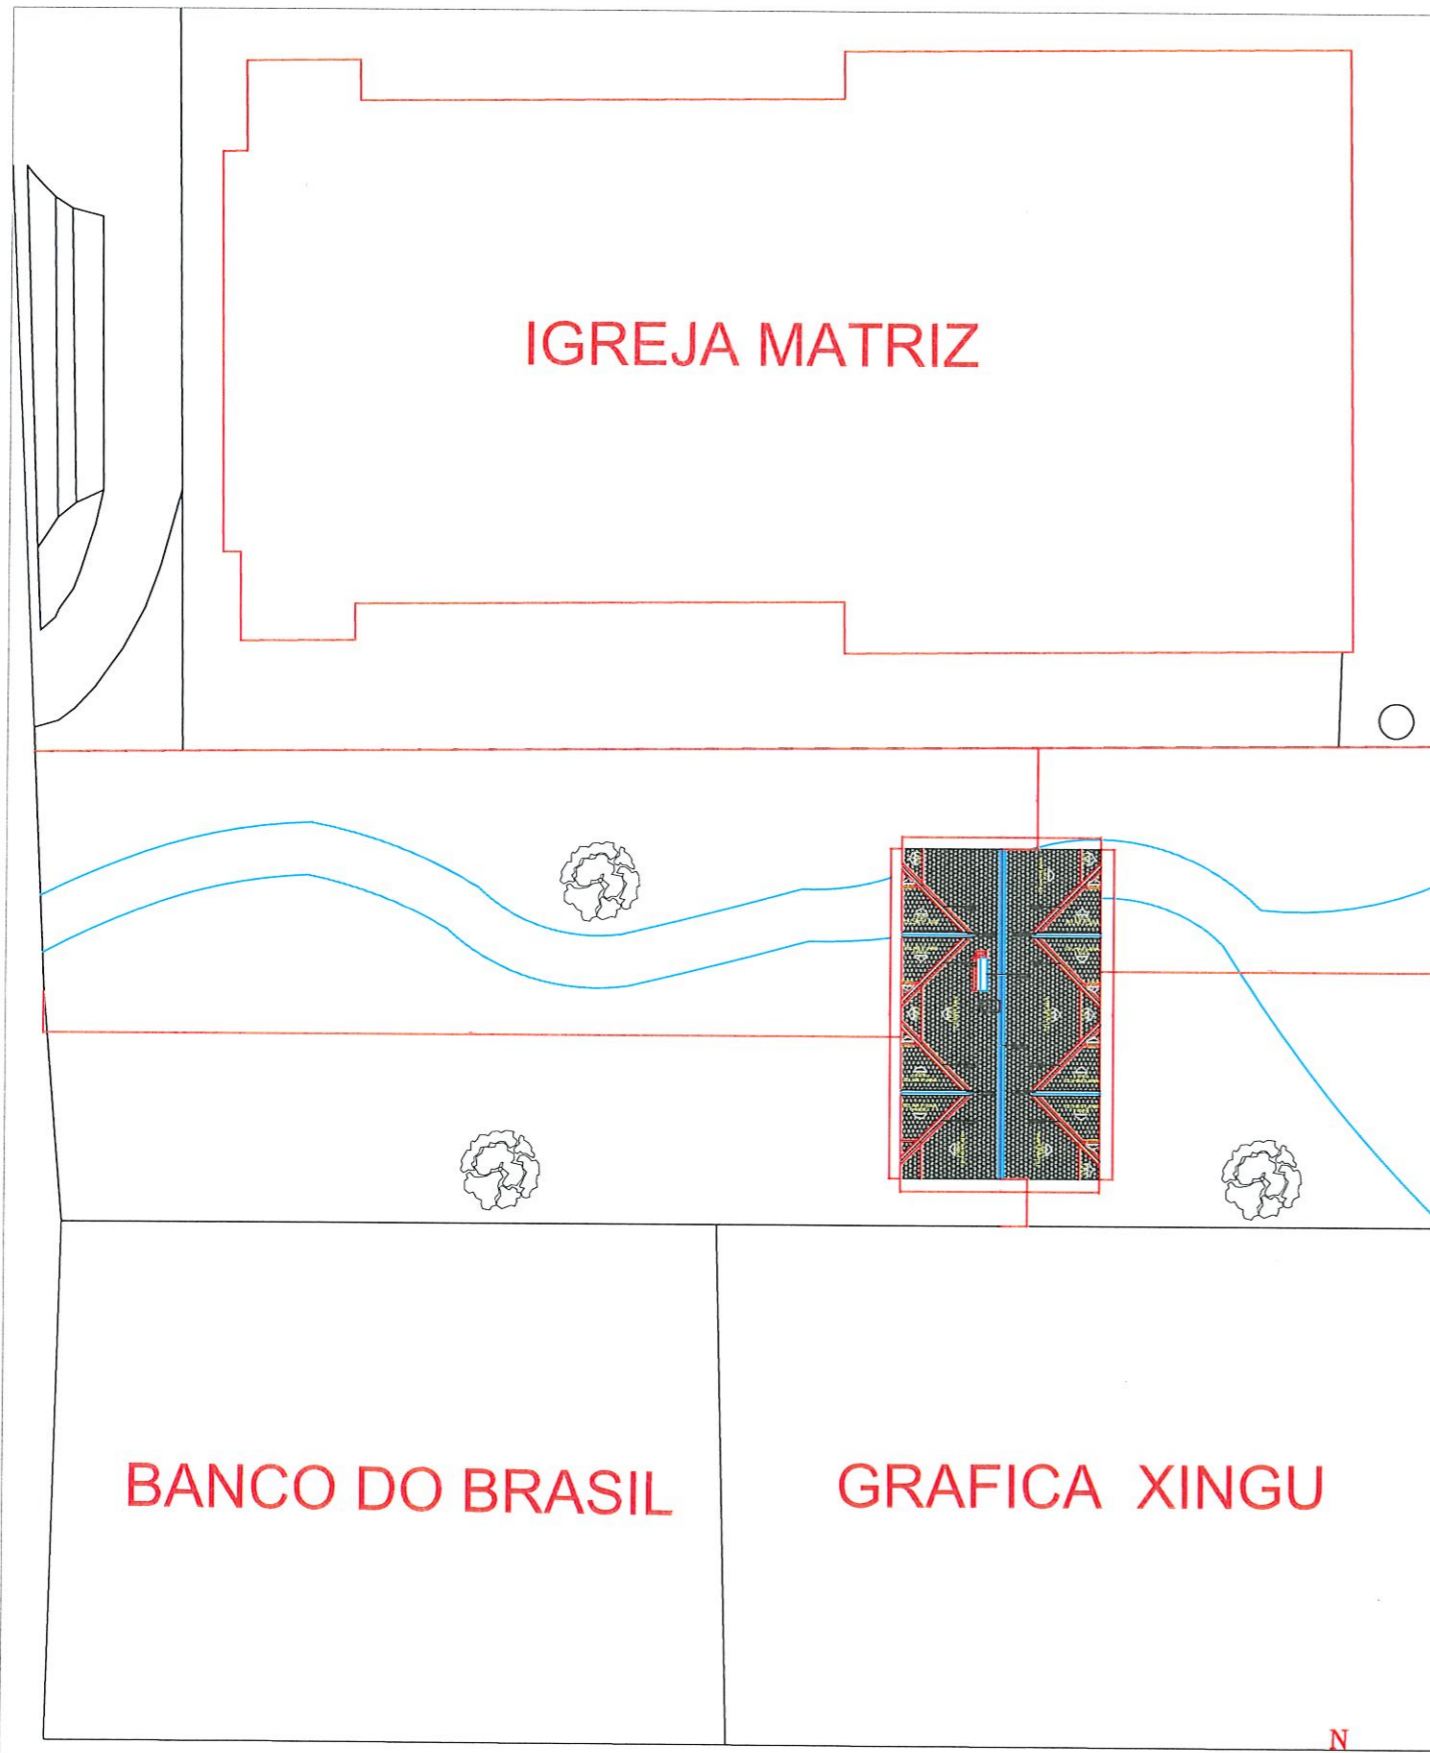

PLANTA DE IMPLANTAÇÃO E SITUAÇÃO
Escala: 1/300


RUA TOCANTINS



PLANTA DE LOCALIZAÇÃO
Escala: 1/1000


Histórico de atualização/Substituição do PSCIP		
Data	Discriminação da atualização/substituição	Nº do PSCIP
14/07/2021	Original	01

Obra/Endereço CASA TEMÁTICA PRAÇA PRESIDENTE VARGAS - LADO DA IGREJA MATRIZ		
Área 206,26 m²	Ocupação LOCAL DE REUNIÃO DE PÚBLICO	Para o uso do CBMPR
Prancha 02 / 04	Conteúdo da Prancha PLANTA DE IMPLANTAÇÃO E SITUAÇÃO PLANTA DE LOCALIZAÇÃO	
	Proprietário PREFEITURA MUNICIPAL DE PATO BRANCO - CNPJ: 76.995.448/0001-54	
Escala INDICADA	Responsável Técnico ANDERSON ROSSATTO - ENG. CIVIL - CREA PR-124.522-5	Data Julho de 2021

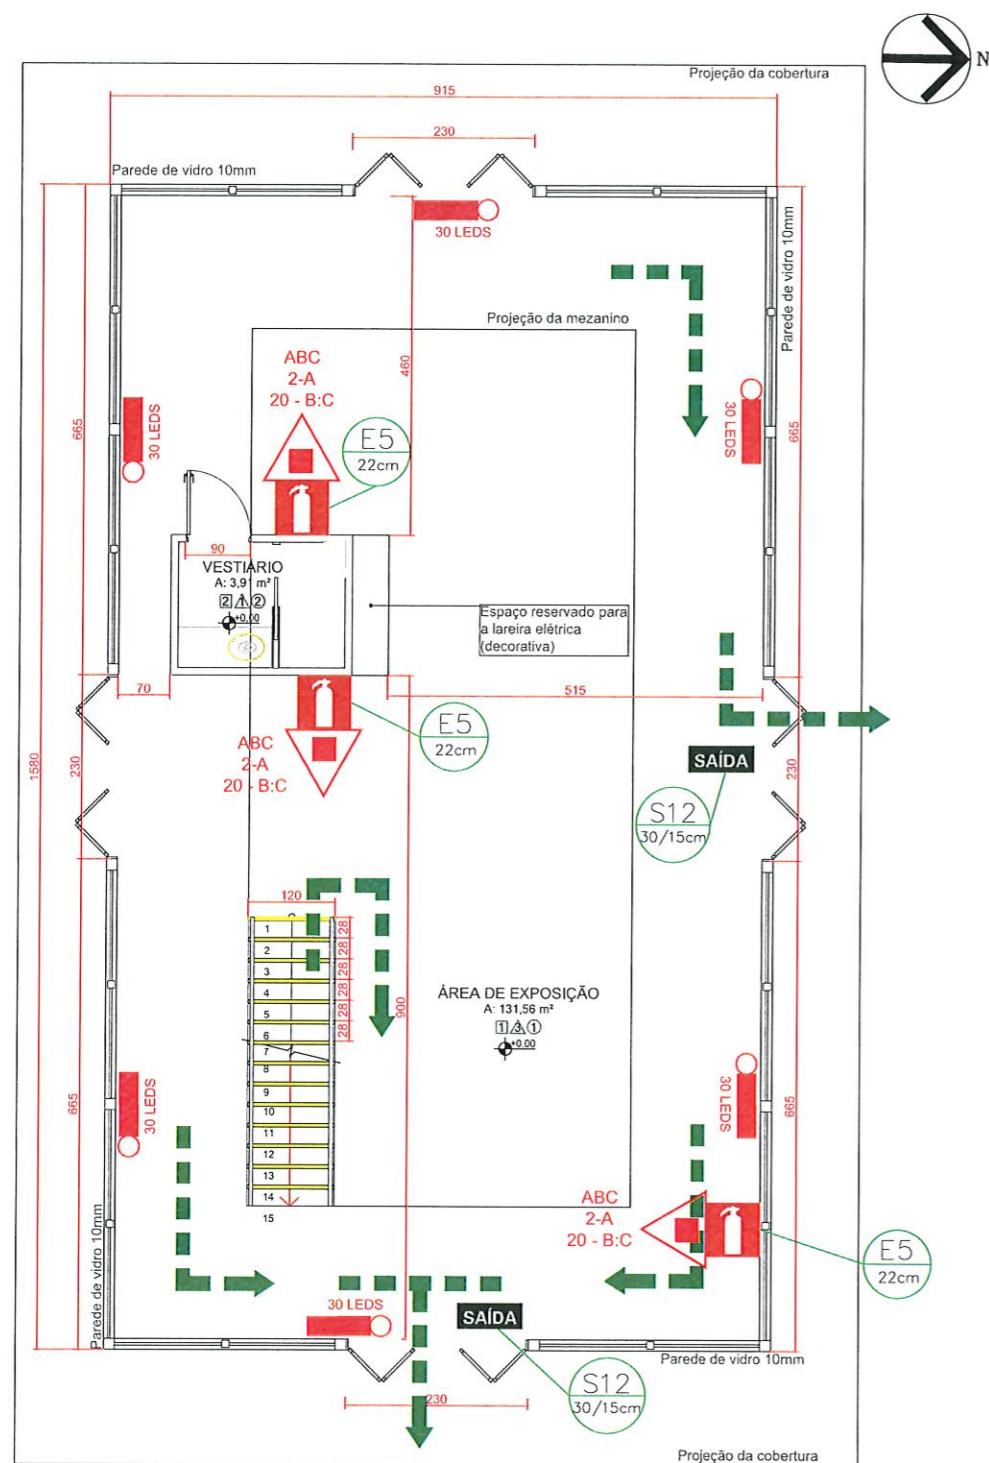


PLANTA BAIXA PAVIMENTO INFERIOR
Escala: 1/50
Área: 131,56m²

NOTA: CONFORME O ITEM 5.5.4.6 DA NPT 011 NÃO HÁ NECESSIDADE DE BARRA ANTIPÂNICO. CONFORME O ITEM 5.5.4.1.1 DA NPT 011, TODO O EVENTO AS PORTAS DO PAVIMENTO INFERIOR FICARÃO ABERTAS

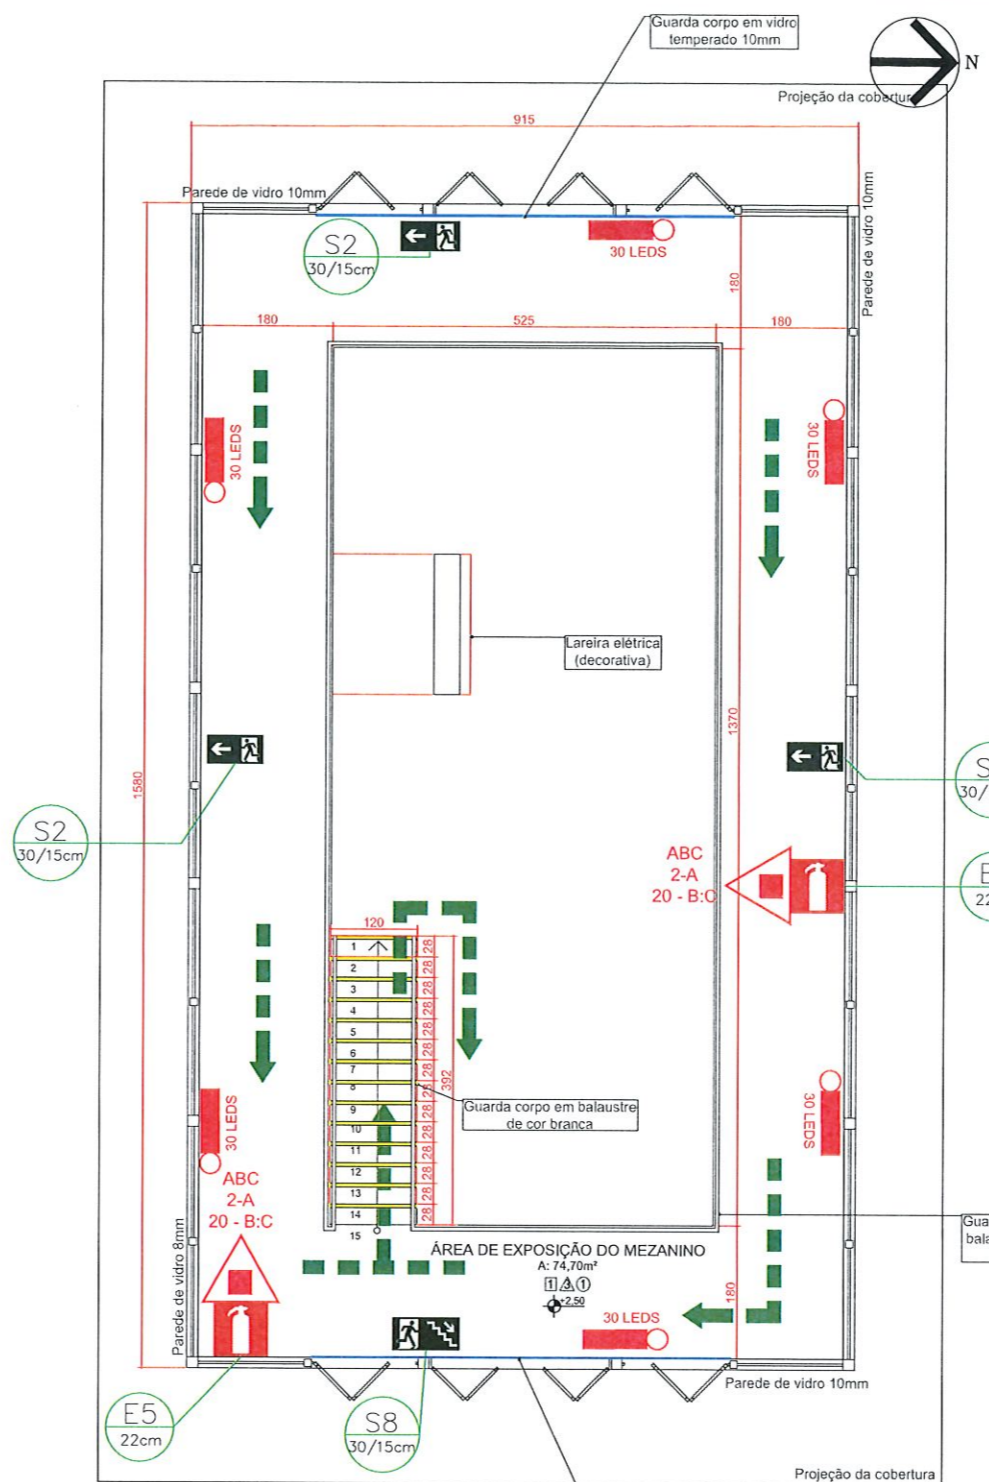

PLANTA BAIXA PAVIMENTO DO MEZANINO
Escala: 1/50
Área: 74,70m²

DETALHE EXEMPLO PLACA DE INDICAÇÃO CAPACIDADE MÁXIMA DE PESSOAS

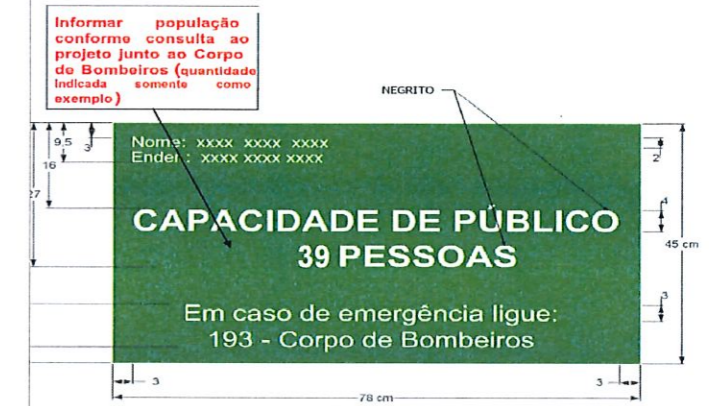

No local do evento realizado em instalações provisórias, deverá ser fixado em local visível e próximo a entrada, placa indicando a capacidade máxima de público para o evento, com

LEGENDA	
	EXTINTOR DE PÓ ABC CAPACIDADE EXTINTORA PÓ 2-A 20-B-C
	PONTO DE ILUMINAÇÃO DE EMERGÊNCIA 30 LEDS AUTONOMIA MÍNIMA 2HORAS. TIPO PAREDE / TETO
	ROTA DE FUGA

SIMBOLOGIA DE SINALIZAÇÃO - NPT 020			
CÓDIGO	SÍMBOLO	SIGNIFICADO	FORMA E COR
S12		SAÍDA DE EMERGÊNCIA	SÍMBOLO: RETANGULAR FUNDO: VERDE PICTOGRAMA: FOTOLUMINESCENTE
S2		SAÍDA DE EMERGÊNCIA	SÍMBOLO: RETANGULAR FUNDO: VERDE PICTOGRAMA: FOTOLUMINESCENTE
E5		EXTINTOR DE INCÊNDIO	FUNDO: VERMELHO PICTOGRAMA: FOTOLUMINESCENTE
S8		INDICAÇÃO DO SENTIDO DA ESCADA DE EMERGÊNCIA	SÍMBOLO: RETANGULAR FUNDO: VERDE PICTOGRAMA: FOTOLUMINESCENTE


SIMBOLOS PARA IDENTIFICAÇÃO DE PLACAS EM PLANTA BAIXA			
SINALIZAÇÃO RETANGULAR	SINALIZAÇÃO QUADRADA	SINALIZAÇÃO TRIANGULAR	SINALIZAÇÃO CIRCULAR

OBS: 1 - A ALTURA DAS PLACAS DE SINALIZAÇÃO SERÁ INSTALADA DE MODO QUE A SUA BASE ESTEJA NO MÍNIMO A 1,80m DO PISO ACABADO, CONFORME ITEM 5.1.36 DA NBR 13434-1 DA ABNT.
2 - A SINALIZAÇÃO DE PORTAS DE SAÍDA DE EMERGÊNCIA DEVE SER LOCALIZADA MEDIATAMENTE ACIMA DAS PORTAS, NO MÁXIMO A 60cm DA VIGRA, OU NA IMPERMEABILIDADE DESTA, DIRETAMENTE NA FOLHA DA PORTA, CENTRALIZADA A UMA ALTURA DE 1,80m, MEDIDA DO PISO ACABADO À BASE DA SINALIZAÇÃO, DE ACORDO COM O ITEM 5.1.34 DA NBR 13434-1 DA ABNT.

NOTAS:
O SISTEMA DE SINALIZAÇÃO DE EMERGÊNCIA DEVERÁ ATENDER A NPT 020
O SISTEMA DE ILUMINAÇÃO DE EMERGÊNCIA DEVERÁ ATENDER A NPT 018


QUADRO RESUMO DAS MEDIDAS DE SEGURANÇA				
EXTINTORES	PÓ QUÍMICO - 20-B-C ÁGUA 2-A CO2 - 9-B-C			
SINALIZAÇÃO DE EMERGÊNCIA	CONFORME NPT-020			
CLASSIFICAÇÃO - CSCP				
GRUPO	OCUPAÇÃO	DIVISÃO	DESCRIÇÃO	EXEMPLOS
F	PÚBLICO	F-10	EXPOSIÇÃO DE OBJETOS	SALAS PI EXPOSIÇÕES
CARGA DE INCÊNDIO - NPT				
OCUPAÇÃO/USO	DESCRIÇÃO	DIVISÃO	CARGAS DE INCÊNDIOS EM MJ/M²	
LOCAL DE REUNIÃO DE PÚBLICO	EXPOSIÇÃO DE OBJETOS	F-10	720	
CLASSIFICAÇÃO DAS EDIFICAÇÕES E ÁREAS DE RISCO QUANTO À CARGA DE INCÊNDIO				
RISCO	CARGAS DE INCÊNDIOS EM MJ/M²			
MODERADO	720			
Histórico de atualização/Substituição do PSCP				
Data	Descrição da atualização/substituição			Nº do PSCP
14/07/2021	Original			01

Obras Encargas			
CASA DO PAIPI NOEL PRAÇA PRESIDENTE VARGAS - LADO DA IGREJA MATRIZ			
Área	206,26 m²	Ocupação	LOCAL DE REUNIÃO DE PÚBLICO
Para o uso do CBPPR			
Plancha	Condição da Plancha		
03	04		
PLANTA BAIXA, DETALHES: SINALIZAÇÃO, POSICIONAMENTO DOS EXTINTORES E QUADRO RESUMO DAS MEDIDAS DE SEGURANÇA			
Proprietário	PREFEITURA MUNICIPAL DE PATO BRANCO - CNPJ: 76.955.444/0001-84		
Escala	Responsável Técnico		
INDICADA	ANDERSON ROSSATO - ENG. CIVIL - CRÉD. Nº 14.125/0		
Data	Julho de 2021		

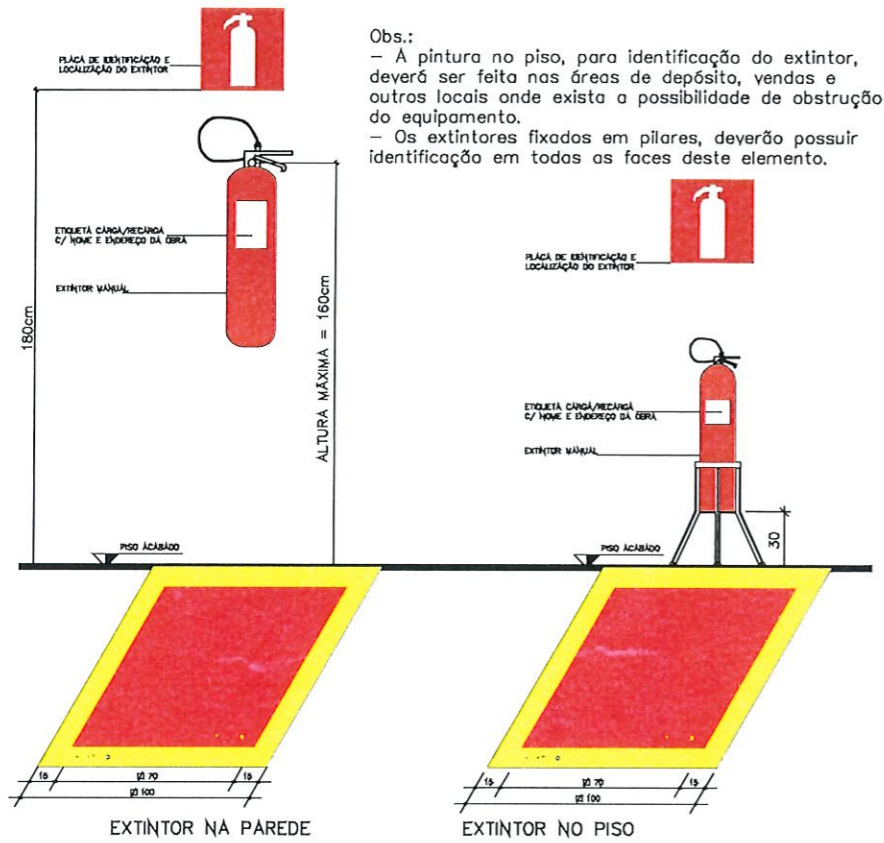


Obs.:
 - A pintura no piso, para identificação do extintor, deverá ser feita nas áreas de depósito, vendas e outros locais onde exista a possibilidade de obstrução do equipamento.
 - Os extintores fixados em pilares, deverão possuir identificação em todas as faces deste elemento.

DETALHE: EXTINTOR
 ESCALA= SEM ESCALA

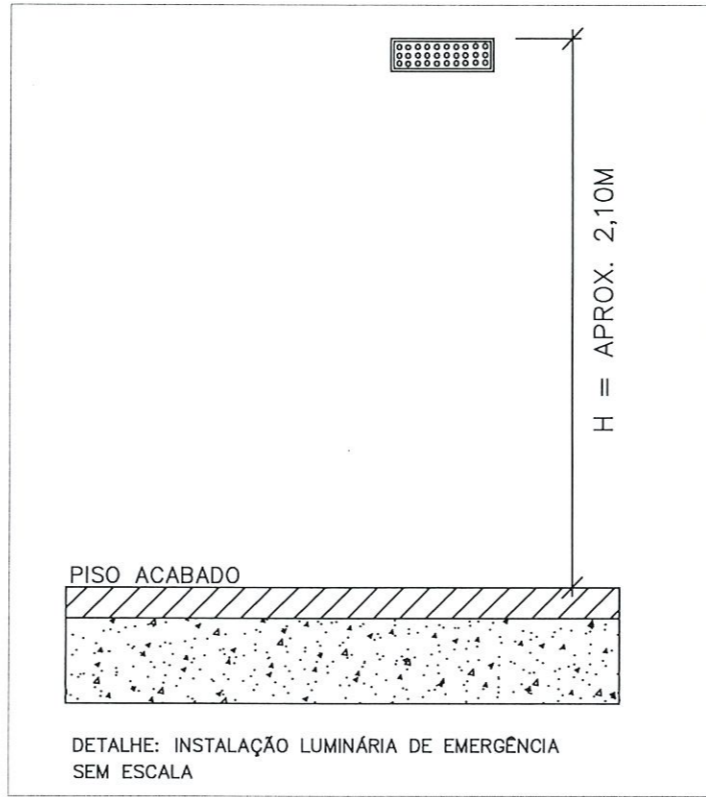


DETALHE: INSTALAÇÃO LUMINÁRIA DE EMERGÊNCIA SEM ESCALA

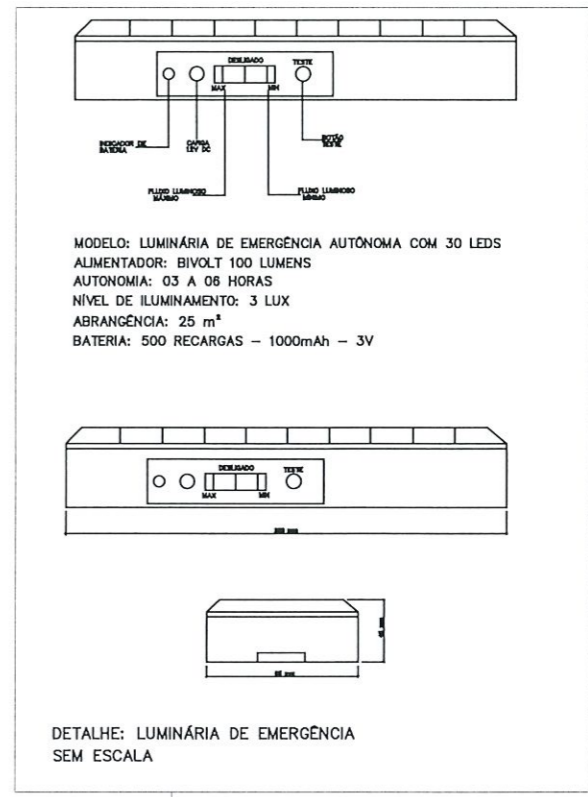

MODELO: LUMINÁRIA DE EMERGÊNCIA AUTÔNOMA COM 30 LEDS
 ALIMENTADOR: BIVOLT 100 LUMENS
 AUTONOMIA: 03 A 06 HORAS
 NÍVEL DE ILUMINAMENTO: 3 LUX
 ABRANGÊNCIA: 25 m²
 BATERIA: 500 RECARGAS - 1000mAh - 3V

DETALHE: LUMINÁRIA DE EMERGÊNCIA SEM ESCALA

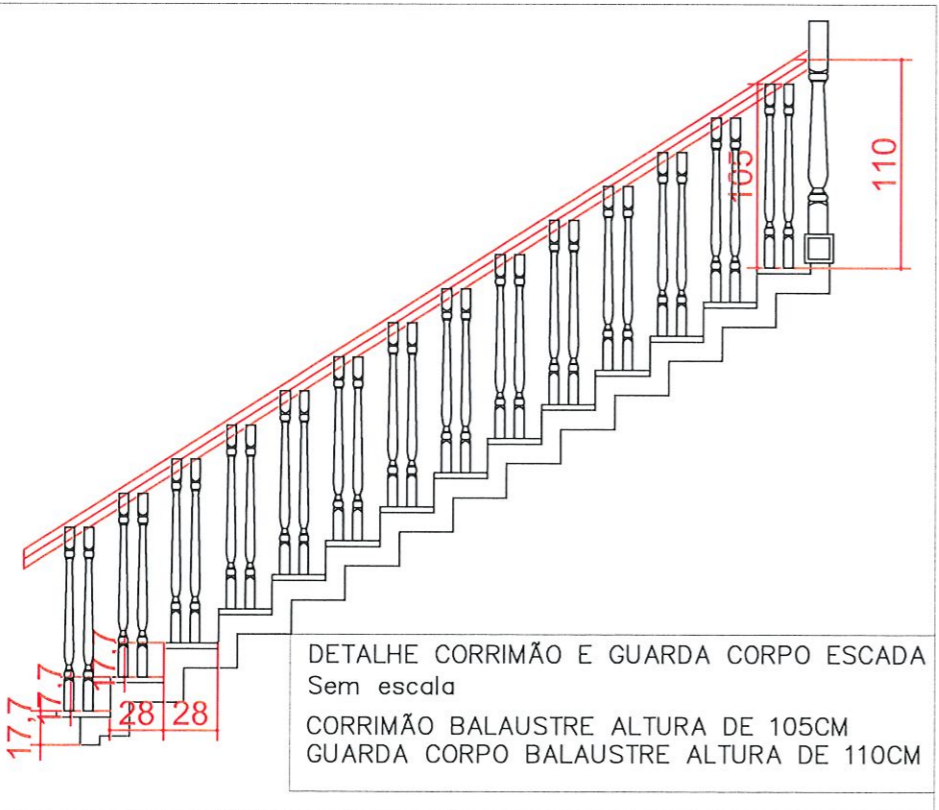


DETALHE CORRIMÃO E GUARDA CORPO ESCADA
 Sem escala
 CORRIMÃO BALAUSTRÉ ALTURA DE 105CM
 GUARDA CORPO BALAUSTRÉ ALTURA DE 110CM



SINALIZAÇÃO DE ORIENTAÇÃO E SALVAMENTO



DETALHE GUARDA CORPO PAVIMENTO SUPERIOR
 Sem escala
 GUARDA CORPO DE VIDRO ALTURA DE 110CM

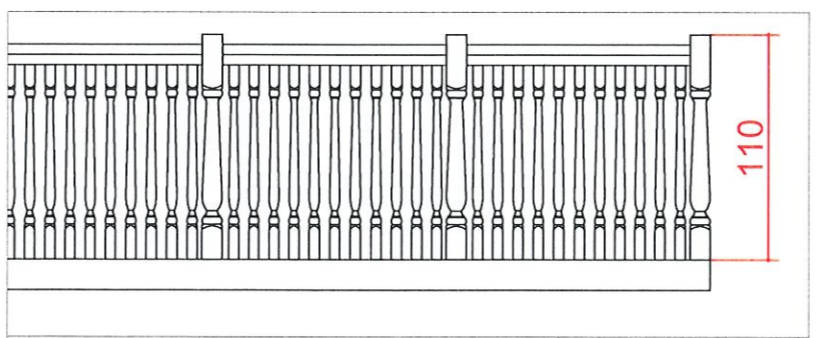

DETALHE GUARDA CORPO MESANINO
 Sem escala
 GUARDA CORPO BALAUSTRÉ ALTURA DE 110CM

Histórico de atualização/Substituição do PSCIP		
Data	Discriminação da atualização/substituição	Nº do PSCIP
14/07/2021	Original	01
Obra/Endereço CASA TEMÁTICA PRAÇA PRESIDENTE VARGAS - LADO DA IGREJA MATRIZ		
Área 206,26 m²	Ocupação LOCAL DE REUNIÃO DE PÚBLICO	Para o uso do CBMPR
Prancha 04 04	Conteúdo da Prancha DETALHES	
Proprietário PREFEITURA MUNICIPAL DE PATO BRANCO - CNPJ: 76.995.448/0001-54		
Escala INDICADA	Responsável Técnico ANDERSON ROSSATTO - ENG. CIVIL - CREA PR/11454/D	Data Julho de 2021