


PLANTA BAIXA
ESCALA: 1/200


DISSIPADOR DE ENERGIA - (III)
APLICÁVEIS A DESCIDAS D'ÁGUA DE ATERROS TIPO RÁPIDO - DED - 01

CONSUMOS MÉDIOS PARA UMA UNIDADE	
CONCRETO fck 15 MPa	0,40 m³
FORMAS	4,35 m²
ESCAVAÇÃO	0,70 m³
APILOAMENTO	0,35 m³


Notas:
1- Dimensões em cm;
2- Os dentes serão fundidos simultaneamente com a soleira, formando conjunto monolítico.

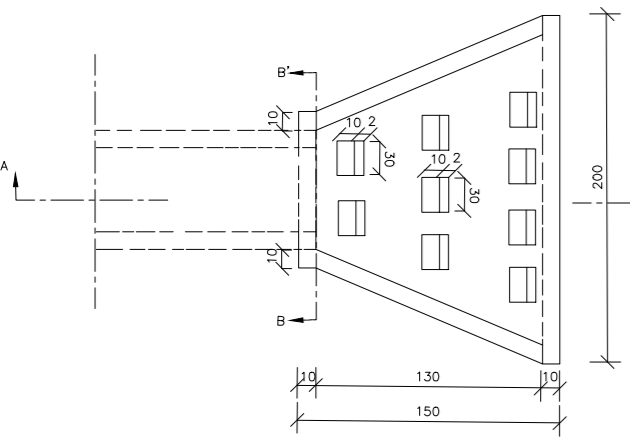


PLANTA BAIXA

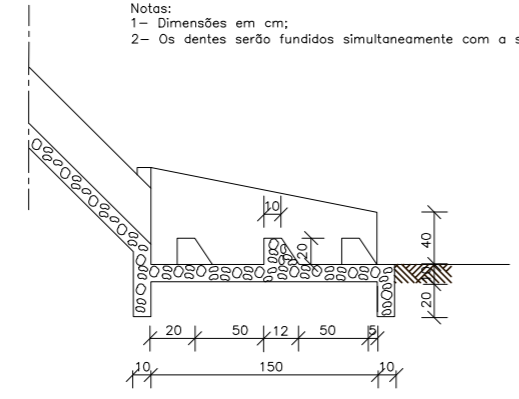

CORTE AA'

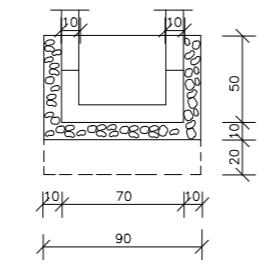

CORTE BB'

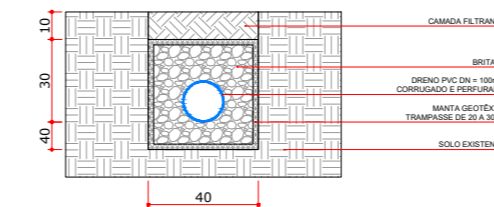

DETALHE DRENO SUBSUPERFICIAL SEM ESCALA

MUNICÍPIO DE PATO BRANCO
Secretaria de Engenharia, Obras e Serviços Públicos
Rua Ararigbóia, 94 - Centro
Fone/Fax (46) 3223 - 2509
engenharia@patobranco.pr.gov.br

PROJETO		PRANCHA	
PROJETO DE DRENAGEM		01/01	
CONTRATANTE		DATA	
MUNICÍPIO DE PATO BRANCO		MAR/2023	
REFERÊNCIA	ESCALA	DESENHO	
MEU CAMPINHO - CECILIA CARDOSO	INDICADA	ANDREA	
ESPECIFICAÇÃO	AUTORES DO PROJETO		
DRENAGEM PLUVIAL	ANDRÉA TESTON		
ASS:			ENGENHEIRO
			CREA-PR
			955872/D