

RUA BENJAMIN BORGES DOS SANTOS

DEM DA REDE PÚBLICA DE ABASTECIMENTO DE ÁGUA

HIDRÔMETRO

SUMIDOURO


Piso intravado natural
área : 113,63 m²
Piso intravado grátite
área : 27,63m²

Meia quadra de basquete conforme Proj. Meu Campinho
versão: 2021 R01


PLANTA BAIXA
ESCALA:1/100

LEGENDA	
	Tê de 90°
	Joelho 90°
TB: Torneira bebedouro	
TJ: Torneira de jardim	
	Coluna de água fria
	Diâmetro da tubulação
Tubulação enterrada de água fria	


LISTA DE MATERIAIS	
ÁGUA FRIA	
Tubo de PVC Ø 25 mm	16,00 m
Joelho soldável PVC 90° ø 25 mm	3 pç
Tê soldável PVC 90° ø 25 mm - 1/2"	2 pç
CAVALETE	
Joelho roscável com reforço metálico Ø3/4"	4 pç
Tubo roscável Ø3/4"	1,40 m
Registro de esfera macho fêmea Ø3/4"	1 pç
Tubete longo com porca e guarnição Ø3/4"	1 pç
Tubete curto com porca e guarnição Ø3/4"	1 pç
Hidrômetro monojato/multijato Ø3/4"	1 pç
ESGOTO	
Tubo de PVC Ø 100 mm	1,50 m
Joelho soldável PVC 90° ø 100 mm	1 pç
Sumidouro conforme detalhe	1 pç

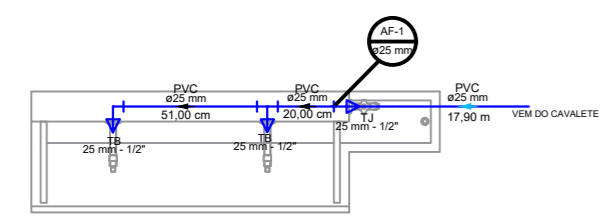


PLANTA BAIXA
ESCALA 1:25

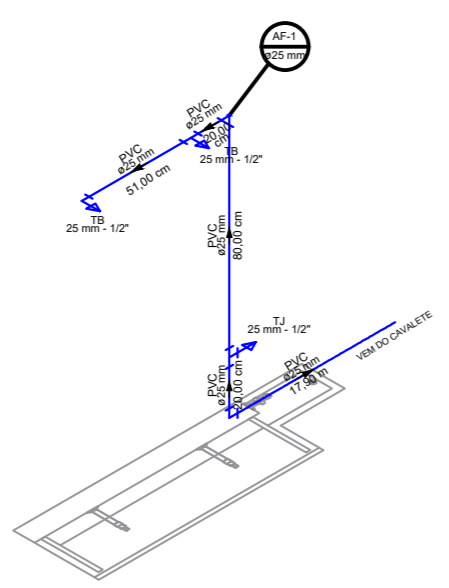

ISOMÉTRICO
ESCALA 1:25

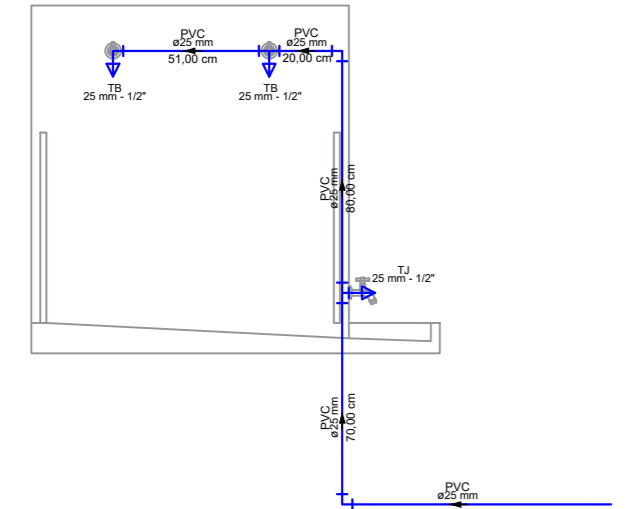


VISTA LATERAL
ESCALA 1:25

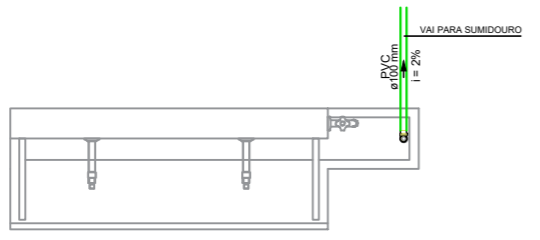


PLANTA BAIXA
ESCALA 1:25


DETALHE DA CAIXA PASSEIO PADRÃO SANEPAR

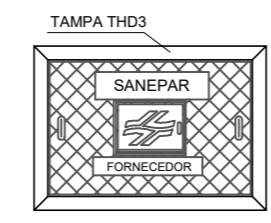

PLANTA BAIXA TAMPA
SEM ESCALA

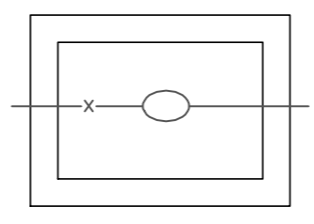


PLANTA BAIXA CAIXA
SEM ESCALA

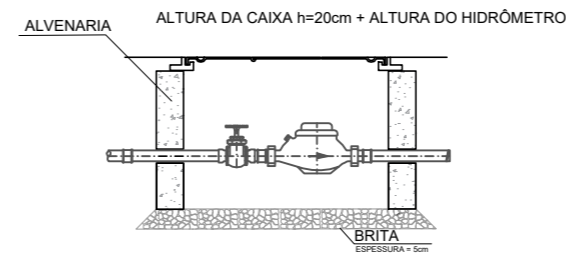


CORTE CAIXA
SEM ESCALA

- OBSERVAÇÕES:
- 1) CARGA ADMISSÍVEL NO CENTRO DO TAMPÃO: 500kgf.
 - 2) ÂNGULO DA TAMPA ARTICULADA: 105°.
 - 3) INSCRIÇÃO E LOGOTIPO EM ALTO RELEVO.
- NÃO CHUMBAR A TUBULAÇÃO NAS PAREDES DA CAIXA.

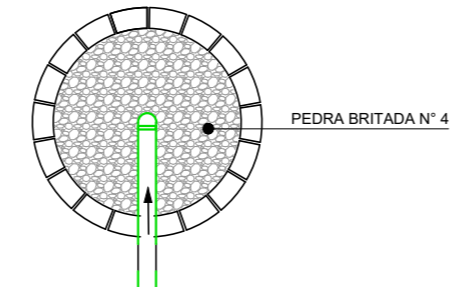

PLANTA BAIXA - SUMIDOURO
SEM ESCALA

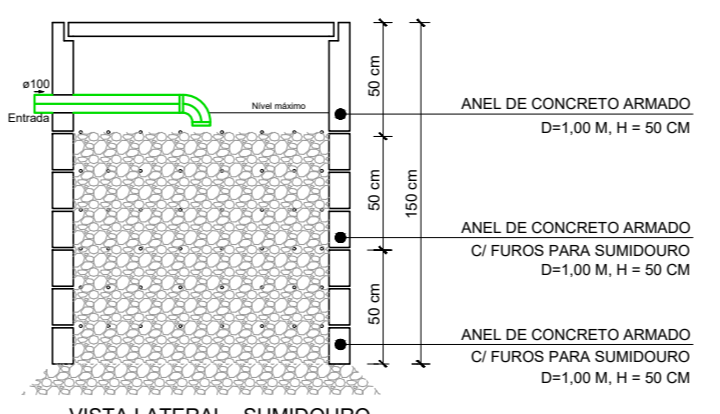

VISTA LATERAL - SUMIDOURO
SEM ESCALA

MUNICÍPIO DE PATO BRANCO Secretaria de Engenharia, Obras e Serviços Públicos Rua Ararigbóia, 94 - Centro Fone/Fax (46) 3223 - 2509 engenharia@patobranco.pr.gov.br	
PROJETO PROJETO HIDROSSANITÁRIO E DRENAGEM	PRANCHA 01/01
CONTRATANTE MUNICÍPIO DE PATO BRANCO	ESCALA INDICADA DATA MAR/2023
REFERÊNCIA MEU CAMPINHO - FRARON	DESENHO ANDREA
ESPECIFICAÇÃO DRENAGEM PLUVIAL	AUTORES DO PROJETO ANDRÉA TESTON
ASS:	ENGENHEIRO CREA-PR 955872/D